


skrzydło północne

skrzydło południowe

### TABLICA MIESZKANIOWA TM

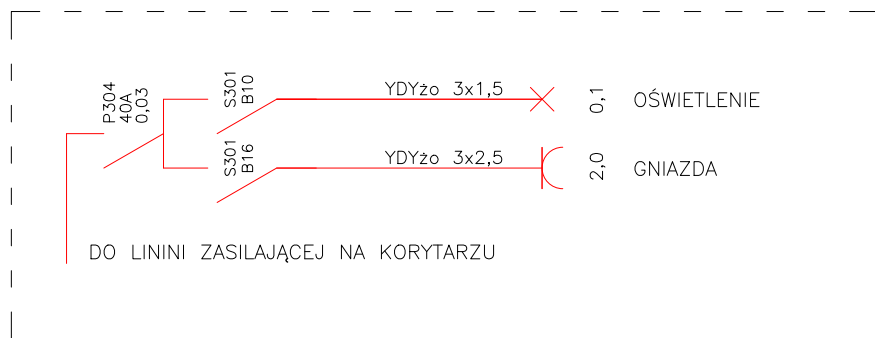

### OZNACZENIA:

- A ⊗ OPRAWA PLAFONIERA LED 40W, IP20
- B ⊗ OPRAWA PLAFONIERA LED 12W, IP44
- C ⊗ OPRAWA PLAFONIERA LED 12W, IP44, ŚCIENNA
- ⚡ WYŁĄCZNIK 1 BIEGUNOWY, 16A, 250V pt
- ⚡ WYŁĄCZNIK ŚWIECZNIKOWY, 16A, 250V pt
- ⚡ GNIAZDO pt 16A+N+PE, 250V
- ⊗ WENTYLATOR KANAŁOWY 20W, 230V ZAŁĄCZONY Z OŚWIETLENIEM, WYŁĄCZENIE ZE ZWŁOKĄ CZASOWĄ
- TM ■ TABLICA MIESZKANIOWA
- P ■ PUSZKA ELEKTRYCZNA PODTYNKOWA
- PRZEWODY ELEKTRYCZNE YKY2o
- GNIAZDO RJ45 DO PRZENIESIENIA

Gniazda znajdujące się obok siebie montować we wspólnej ramce.  
Gniazdo i wyłącznik przy zlewie w łazience montować we wspólnej ramce.  
W łazience osprzęt hermetyczny - kropłoszczelny.

INWESTOR: AKADEMIA POMORSKA w SŁUPSKU ul.ARCISZEWSKIEGO 22a		PROJEKTOWANIE I NADZOR	
PROJEKT BUDOWLANY REMONT W DOMACH STUDENTA AKADEMII POMORSKIEJ		mgr inż. Juliusz Bernat 76-200 Słupsk, ul. Włodkowica 28 tel/fax (0-59) 845-71-77 e-mail: juliuszbernat@wp.pl	
ADRES: SŁUPSK ul.SPACEROWA nr 1		AUTOR: tech. Henryk Jakula upr. elektryczne do proj. AN/8346/85/82	
TYTUŁ RYSUNKU: Instalacje elektryczne I piętra		SPRAWDZIŁ:	
RYS.: <b>11</b>	SKALA: 1:100	DATA: 04.2019	PODPIS: