

Mapa zasadnicza do celów projektowych  
SKALA 1:500

Mapa powstała z przeskalowania mapy zasadniczej w skali 1:1000  
województwo: śląskie

Jednostka ewidencyjna: Mikołów 240802\_1  
obręb: Mikołów 240802\_1.0029  
Karta mapy: 10

ulica: Rynek  
KERG: GB.6640.651/2014  
sekcje: 6.129.29.01.1.3, 4

Legenda:

- zakres opracowania
- granica działek
- numer ds. ew.
- sieć energetyczna
- sieć gazowa
- sieć wodociągowa
- sieć telekomunikacyjna
- sieć kanalizacyjna
- sieć ciepłownicza
- układ 2000 (6)
- układ wysokościowy: Kronsztad


## LEGENDA

### UZBROJENIE PROJEKTOWANE

PROJEKTOWANA SIĘĆ CIEPŁOWNICZA NISKOPARAMETROWA

### UZBROJENIE ISTNIEJĄCE

- ISTN./PROJ. WŁ. ODREBNEJ DOKUMENTACJI WĘZŁY CIEPŁOWNICZE
- ISTNIEJĄCY CIEPŁOCIĄG
- ISTNIEJĄCY WODOCIĄG
- ISTNIEJĄCY GAZOCIĄG
- ISTNIEJĄCA KANALIZACJA DESZCZOWA
- ISTNIEJĄCY WPŁUST DESZCZOWY
- ISTNIEJĄCY KABEL ENERGETYCZNY
- ISTNIEJĄCY KABEL TELETECHNICZNY
- GRANICA I NUMER DZIAŁKI
- ZAKRES OBRACOWANIA

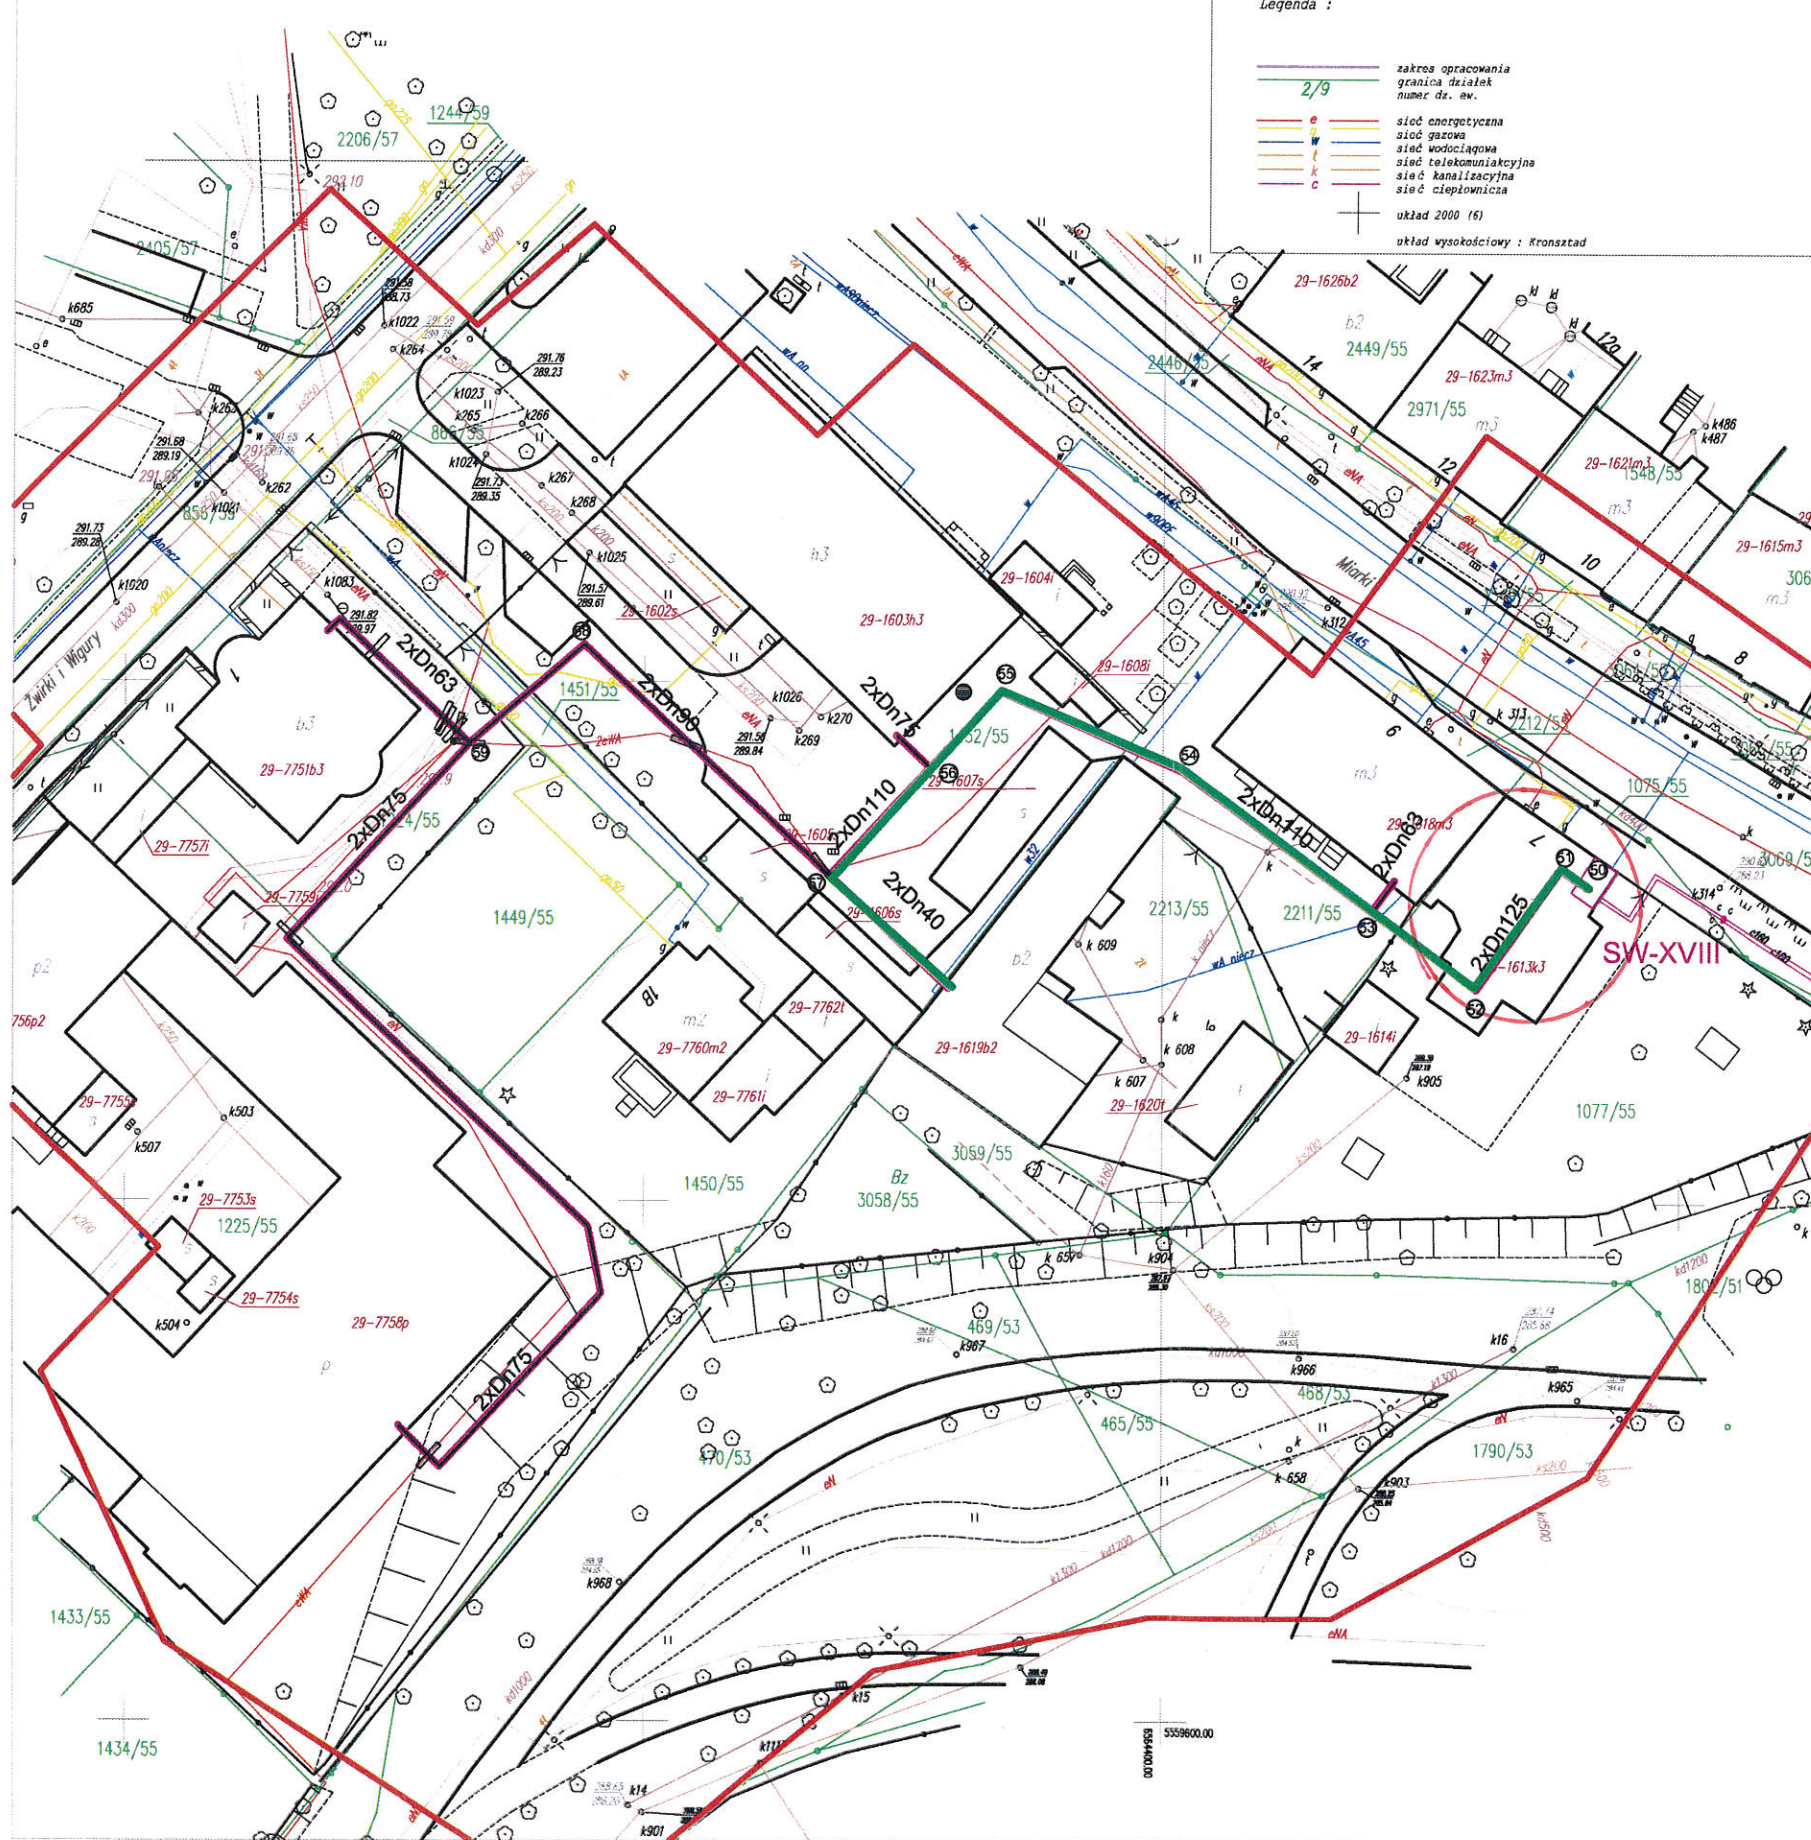

obszar objęty przedmiotem zamówienia


POTWIERDZAM ZGODNOŚĆ Z MAPĄ DO CELÓW PROJEKTOWYCH

<b>PROJEKTANT</b> <b>BWP sp. z o.o.</b> ul. Strzemińska 24B 42-500 Dąbrowa Górnicza tel. 032 280 17 19 tel. 662 435 701 www.bwp.pl email: projekty@bwp.pl	
<b>INWESTOR</b> <b>Zakład Inżynierii Miejskiej Sp. z o.o.</b> ul. Kolejowa 4 43-190 Mikołów	
<b>OPIS</b> Budowa sieci ciepłowniczej niskoparametrowej wraz z przyłączami do kamienic znajdujących się w centrum Miasta Mikołów	
<b>TEMA:</b> Projekt Budowlano - Wykonawczy	<b>FAZA:</b> PBW
<b>SKALA:</b> 1:500	
<b>DATA:</b> 09-2014	
<b>NAZWA RYSUNKU:</b> Projekt zagospodarowania terenu	<b>BRANŻA:</b> <b>S</b>
<b>PROJEKTANT:</b> mgr inż. K. ADAMCZYK	<b>NR UPRAW:</b> SLX/3063/10
<b>ZESPÓŁ PROJEKTOWY:</b> mgr inż. A. SOBECZYK	<b>PODPS:</b> WOD-KAN-GAZ-CO
<b>SPRAWDZIŁ:</b> mgr inż. L. ADAMCZYK	<b>NR RYS:</b> 02B
NINIEJSZY PROJEKT CHRONIONY JEST PRAWEM AUTORSKIM. RYSUNEK ANI ŻADEN JEGO FRAGMENT NIE MOGA BYĆ REPRODUKOWANE, POWIELANE LUB WYKORZYSTYWANE DO INNYCH CELÓW BEZ PISEMNEJ ZGODY PRACOWNI.	

*Handwritten signature and initials in blue ink.*

# SIECI CIEPLNE "ZIM" MIKOŁÓW

SKALA 1:2000

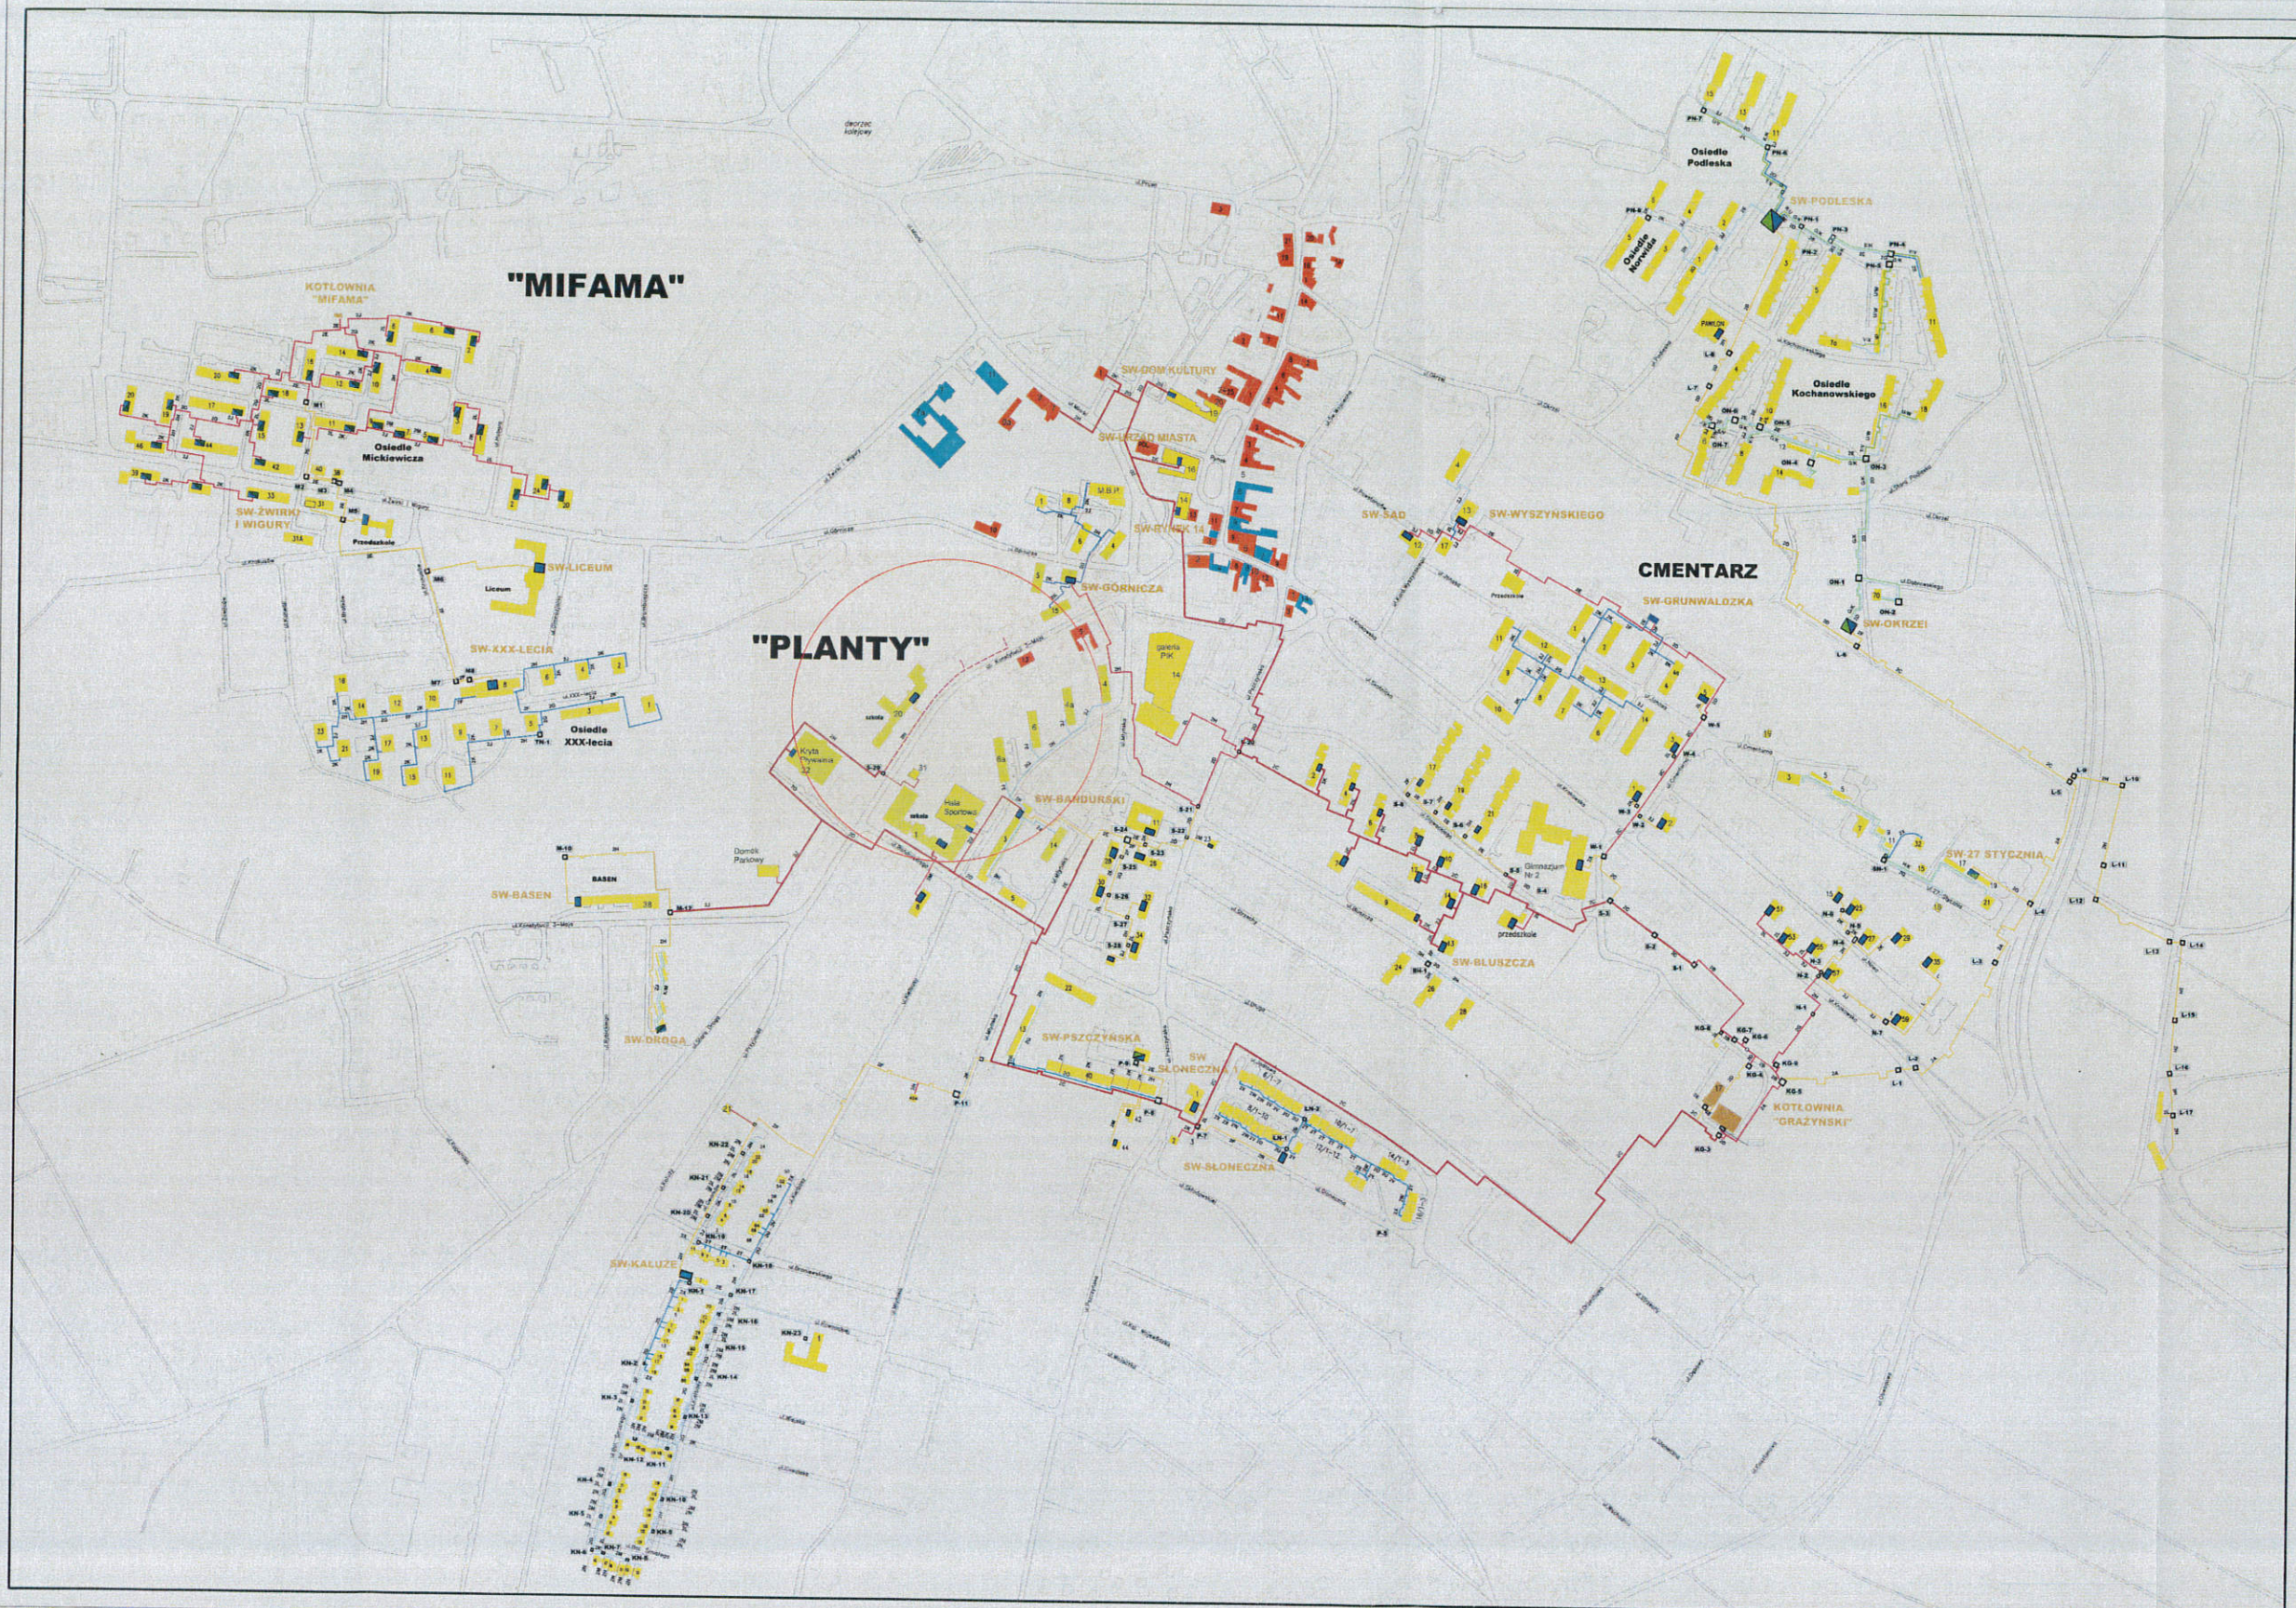

**OZNACZENIA:**

- SIEĆ W/P KANAŁOWA
- SIEĆ W/P PREIZOLOWANA
- SIEĆ CO KANAŁOWA
- SIEĆ CO PREIZOLOWANA
- SIEĆ CWU KANAŁOWA
- SIEĆ CWU PREIZOLOWANA
- WĘZEL WYMIENNIKOWY C.O.+C.W.U.
- WĘZEL WYMIENNIKOWY C.O.
- BUDYNKI UCIEPŁOWIONE
- BUDYNKI NIEUCIEPŁOWIONE
- BUDYNKI PRZEWDZIĄNE DO UCIEPŁOWIENIA
- ◇ KOMORA CIEPŁOWNICZA

**ŚREDNICE PRZEWODÓW CIEPLNYCH**

STALOWYCH	PEX lub PB
A-DN350	O-Ø150
B-DN300	P-Ø125
C-DN250	R-Ø110
D-DN200	S-Ø90
E-DN150	T-Ø75
F-DN125	U-Ø63
G-DN100	V-Ø50
H-DN80	W-Ø40
J-DN65	X-Ø32
K-DN50	Y-Ø25
L-DN40	Z-Ø20
M-DN32	
N-DN25	

*obszar objęty przedmiotem zamówienia*

AKTUALIZACJĘ NA MARZEC 2014  
WYKONAŁ: mgr inż. M. ADAMIK

**B.P. "BIPROSAN" KATOWICE**

OPRACOWAŁ: mgr inż. A.KOZIĄSKA  
G. WRÓBEL

WYKONAŁ: mgr inż. M.TWARDAWA

WRZESIEŃ 2004 R.

*G. Wróbel*

Mapa zasadnicza do celów projektowych  
SKALA 1:500

Mapa powstała z przekalowania mapy zasadniczej w skali 1:1000  
województwo: śląskie

Jednostka ewidencyjna: Mikołów 240802\_1  
obręb : Mikołów 240802\_1\_0029  
Karta mapy : 10

ulica : Rynek  
KSRS : 6640.651/2014  
sekcje: 6.129.29.01.1.3, 4

Legenda :

- zakres opracowania
- granica działek
- numer dr. ow.
- 2/9
- sieć energetyczna
- sieć gazonowa
- sieć wodociągowa
- sieć telekomunikacyjna
- sieć kanalizacyjna
- sieć ciepłownicza
- układ 2000 (6)
- układ wysokościowy : Kromstad



- LEGENDA**
- UZBROJENIE PROJEKTOWANE**
- PROJEKTOWANA SIEĆ CIEPŁOWNICZA NISKOPARAMETROWA
- UZBROJENIE ISTNIEJĄCE**
- ISTN./PROJ. WG ODBEBNEJ DOKUMENTACJI WĘZŁY CIEPŁOWNICZE
  - ISTNIEJĄCY CIEPŁOCIĄG
  - ISTNIEJĄCY WODOCIĄG
  - ISTNIEJĄCY GAZOCIĄG
  - ISTNIEJĄCA KANALIZACJA DESZCZOWA
  - ISTNIEJĄCY WYPUST DESZCZOWY
  - ISTNIEJĄCY KABEL ENERGETYCZNY
  - ISTNIEJĄCY KABEL TELETECHNICZNY
  - GRANICA I NUMER DZIAŁKI
  - ZAKRES OBRACOWANIA

obszar objęty przedmiotem zamówienia

POTWIERDZAM ZGODNOŚĆ Z MAPĄ DO CELÓW PROJEKTOWYCH

<b>PROJEKTANT</b> BUDOWNICTWO I OGRZANIE I PROJEKTOWANIE <b>BWP sp. z o.o.</b> ul. Dąbrowska 34/35 42-530 Dąbrowa Górnicza tel. 032 289 17 19 tel. 032 125 700 tel. 031 134 997 www.bwp.pl email: projekty@bwp.pl	
<b>INWESTOR</b> <b>Zakład Inżynierii Miejskiej Sp. z o.o.</b> ul. Kołojowa 4 43-190 Mikołów	
<b>OPIS:</b> Budowa sieci ciepłowniczej niskoparametrowej wraz z przyłączami do kamienic znajdujących się w centrum Miasta Mikołowa	
<b>TEMAT:</b> Projekt Budowlano - Wykonawczy	<b>FAZA:</b> PBW
<b>DATA:</b> 09-2014	<b>SKALA:</b> 1:500
<b>NAZWA RYSUNKU:</b> Projekt zagospodarowania terenu	<b>BRANŻA:</b> S
<b>PROJEKTANT:</b> mgr inż. K. ADAMCZYK	<b>SRUPRAW:</b> SJK/29A/09
<b>PROJEKTOWY:</b> mgr inż. A. SOBICZYK	<b>PROPS:</b> SJK/29A/09
<b>SPRACOWY:</b> mgr inż. L. ADAMCZYK	<b>SRUPRAW:</b> SJK/29A/09
NINIEJSZY PROJEKT CHRONIONY JEST PRAWEM AUTORSKIM. RYSUNEK ANI ZADEN JEGO FRAGMENT NIE MOGĄ BYĆ REPRODUKOWANE, POWIELANE LUB WYKORZYSTYWANE DO INNYCH CELÓW BEZ PISEMNEJ ZGODY PRACOWNI.	
<b>NR RYS:</b> 02A	

*Handwritten signature in blue ink.*