

MAPA SYTUACYJNO-WYSOKOŚCIOWA
(do celów projektowych)
SKALA 1:1000

Arkusz 4(15) ark.sekcji: 215.321.201, 202

Obiekt: Prudziszki, Suchodoly, Leszczewo, Krzemianka,
Biała Woda, Szelment, Jeleniewo

Gmina: Jeleniewo, Suwałki, Szypliszki

Województwo: podlaskie

L.k.s.rob: 111/2008, KERG: 716-27/2008
Wykonano w:
Przedsiębiorstwo Usług Geodezyjno - Kartograficznych
"GEO"
mgr inż. Andrzej Kalwajtys
ul. Kościuszki 71, 16-400 Suwałki

Suwałki, grudzień 2008 roku
mapa aktualna na dzień 03.12.2008

Przedsiębiorstwo Usług Geodezyjno-Kartograficznych
"GEO" Andrzej Kalwajtys
16-400 Suwałki, ul. Kościuszki 71
Tel. 566-35-24, NIP 844-102-72-16
PKO BP S.A. SUWAŁKI

Geodeta Uprawniony


mgr inż. Andrzej Kalwajtys
Suwałki, ul. Kościuszki 71, 16-400 Suwałki
tel. 87-566-35-24, 5-301 019118

Sprawdzono projekty ZUD

stan na dzień 19.12.2008

INSPEKTOR
mgr inż. Witold Supron

STAROSTWO POWIATOWE W SUWAŁKACH
POWIATOWY OŚRODEK DOKUMENTACJI
GEODEZYJNEJ I KARTOGRAFICZNEJ
W obliczeniu oznaczonym (kopia przerywana) dokonano
aktualizacji treści mapy zasadniczej
Dokumenty powstają zgodnie z projektem do kadastera powiatowego
z dnia 13.12.2008 r. z załącznikiem pod nr 140.115.08
Niniejsza mapa może służyć do celów projektowych.
Projektowane obiekty budowlane wymagają pozwolenia na budowę
podlegają wytyczeniu i uwierzytelnieniu powiększonej przez jednostki
uprawnione do wykonywania prac geodezyjnych.
Suwałki, dnia 19.12.2008 r.

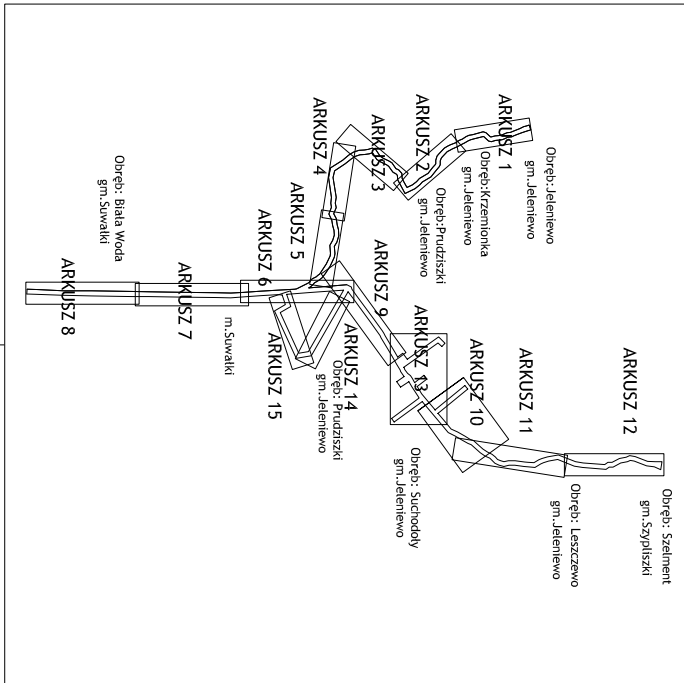

SIEĆ KANALIZACJI CIŚNIENIOWEJ
BYTOWO-GOSPODARZEJ
JELENIEWO-PRUDZISZKI-SUWAŁKI
GMINA JELENIEWO
SKALA 1:1000

LEGENDA

KK-KX: - projektowana sieć kanalizacji ciśnieniowej - kolektor tłoczny główny

Pdx o - projektowana sieć kanalizacji ciśnieniowej - kolektory tłoczne

PV - projektowana przepięgnięta przyziemowa

TR - projektowane zasady

TR - projektowane trójniki

TR - projektowane anody

TR - projektowane przekształki i rozboje

TR - linie i datki ewidencyjne, na których umiejscowiona jest

projektowana sieć wodociągowa wraz z przyłączami

San-System e-mail: biuro@san-system.com.pl

WYKONAWCA: SAN-SYSTEM

TEMAT: Projekt zagospodarowania terenu

Projektant: mgr inż. Kamil Brodowski

Sprawdzący: mgr inż. Tomasz Kowalczyk

Asystent Projektanta: inż. Paweł Pietrzak

Data: 12.05.2009r.

Podpis: 12.05.2009r.