


RZUT PARTERU INSTALACJA KANALIZACYJNA skala 1:100

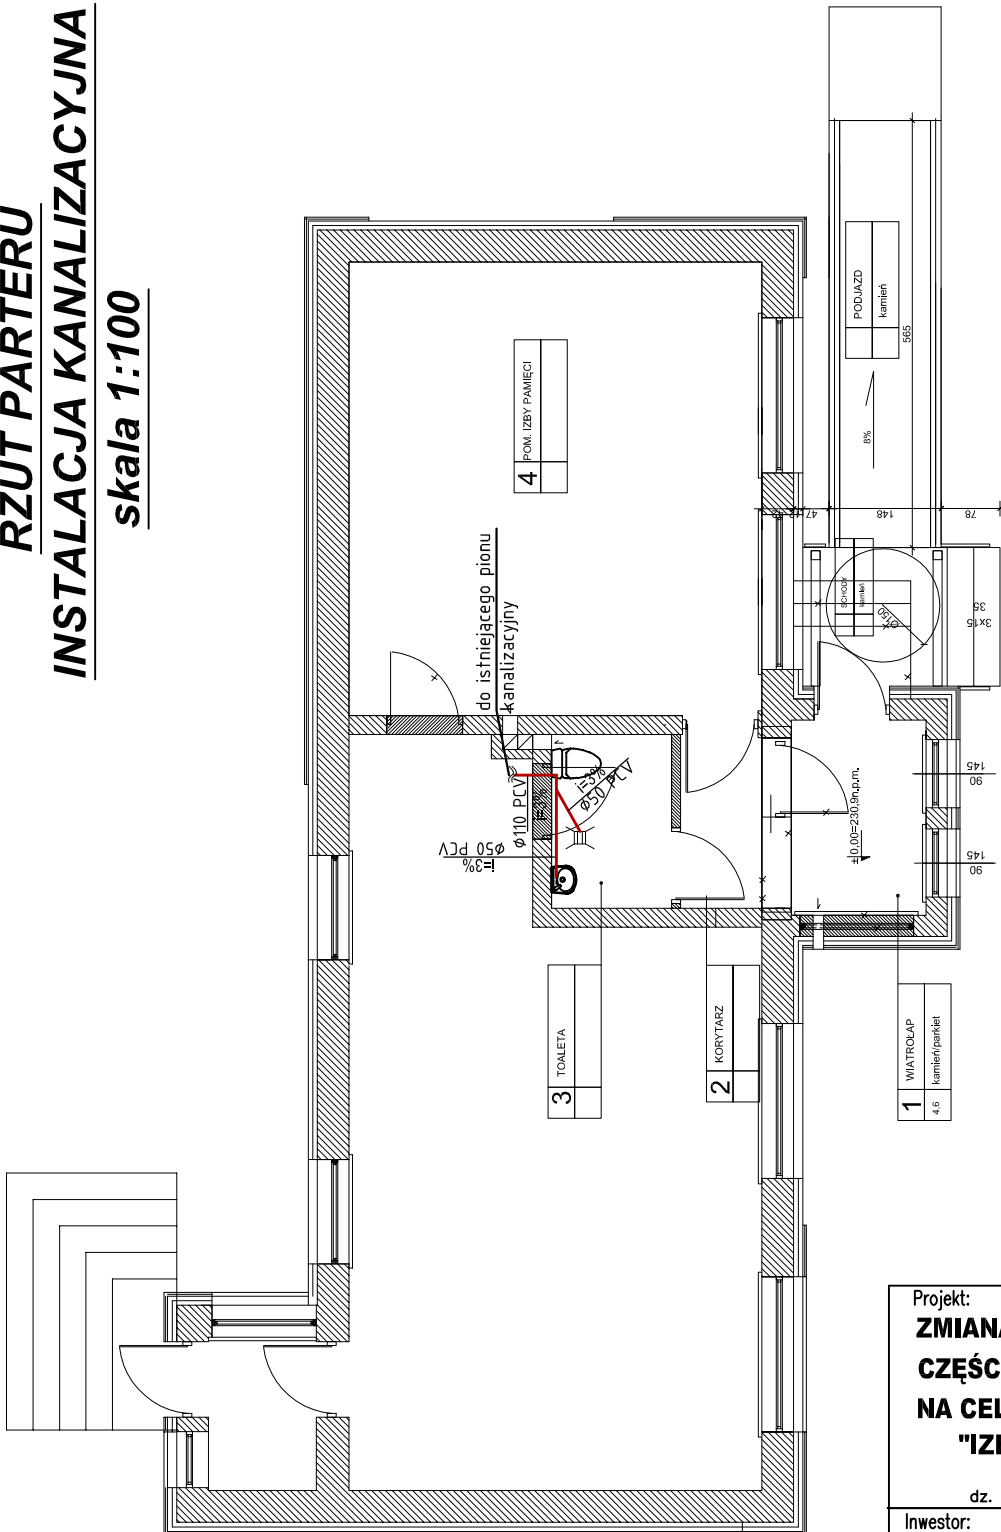

Legenda:
— kan. Ø50/Ø110

Projekt: ZMIANA SPOSOBU UŻYTKOWANIA CZĘŚCI BUDYNKU MIESZKALNEGO NA CELE USŁUGOWO-TURYSTYCZNE "IZBY PAMIĘCI JAĆWIESKIEJ" Surpiły, gmina Jeleniewo, dz. nr ewid. 253/1, 253/2, 253/3, 252/1				
Inwestor: Gmina Jeleniewo ul. Słoneczna 3, 16 - 404 Jeleniewo				
Projekt: BIURO OBSŁUGI INWESTYCJI ARKADIUSZ PAPADOPULOS ul. Goldapska 22, 19-400 Olecko				
PROJEKTANT	Nr upr.	Podpis		
KAROL BRODOWSKI	WAM/0076/POOS/04			
Tytuł rysunku: RZUT PARTERU - INSTALACJA KANALIZACYJNA				
Skala:	Data:	Rysowała:	Nr rys.	Str.
1:100	4.06.2012	A.G.	2	