

MAPA DO CELÓW PROJEKTOWYCH
ARKUSZ 1 (2)
SKALA 1:500

Woj.: łódzkie
Pow.: opoczyński
Gm.: 100704_5 Opoczno - obszar wiejski
Obr.: 0013 Kolonia Kruszewiec
KERG: GN.6641.753.2024
Ukł wsp.: 2000/7
Ukł. wys.: PL-EVRF2007-NH

Wykonawca: Azako Andrzej Zalega
Dzielna 32dB, 26-300 Opoczno
Kierownik prac: Sławomir Tyka
Nr uprawnień: 13792
Data opracowania: 22.04.2024


Nie wyklucza się istnienia w terenie również urządzeń podziemnych
ułożonych, a nie zgłoszonych do inwentaryzacji geodezyjnej.
Mapa została wykonana bez ustalenia obciążeń służebnościami
gruntowymi ujawnionymi w księgach wieczystych.
Granice na podstawie danych egib.
Mapa wykonana zgodnie z rozporządzeniem BDOT500.

Sporządziła: Aneta Baran
----- - zakres

Poświadczam, że niniejszy dokument został opracowany w wyniku prac geodezyjnych i kartograficznych, których rezultaty zawiera operat techniczny pozytywnie zweryfikowany. Jednocześnie informuję, że jestem świadoma odpowiedzialności karnej za złożenie fałszywego oświadczenia.	
Identyfikator zgłoszenia prac geodezyjnych	GN.6641.753.2024
Organ służby geodezyjnej, który otrzymał zgłoszenie	Starosta Opoczyński
Wykonawca prac geodezyjnych	Azako Andrzej Zalega
Nr oraz data sporządzenia dokumentu zawierającego wynik pozytywnej weryfikacji	Protokół Weryfikacji P.1007.2024.966 04.06.2024
Imię i nazwisko oraz nr uprawnień zawodowych kierownika prac	Sławomir Tyka Nr upr.: 13792

Dokument podpisany przez
Sławomir Tyka
Data: 2024.06.04 13:01:16
CEST

ARKUSZ 2
ARKUSZ 1

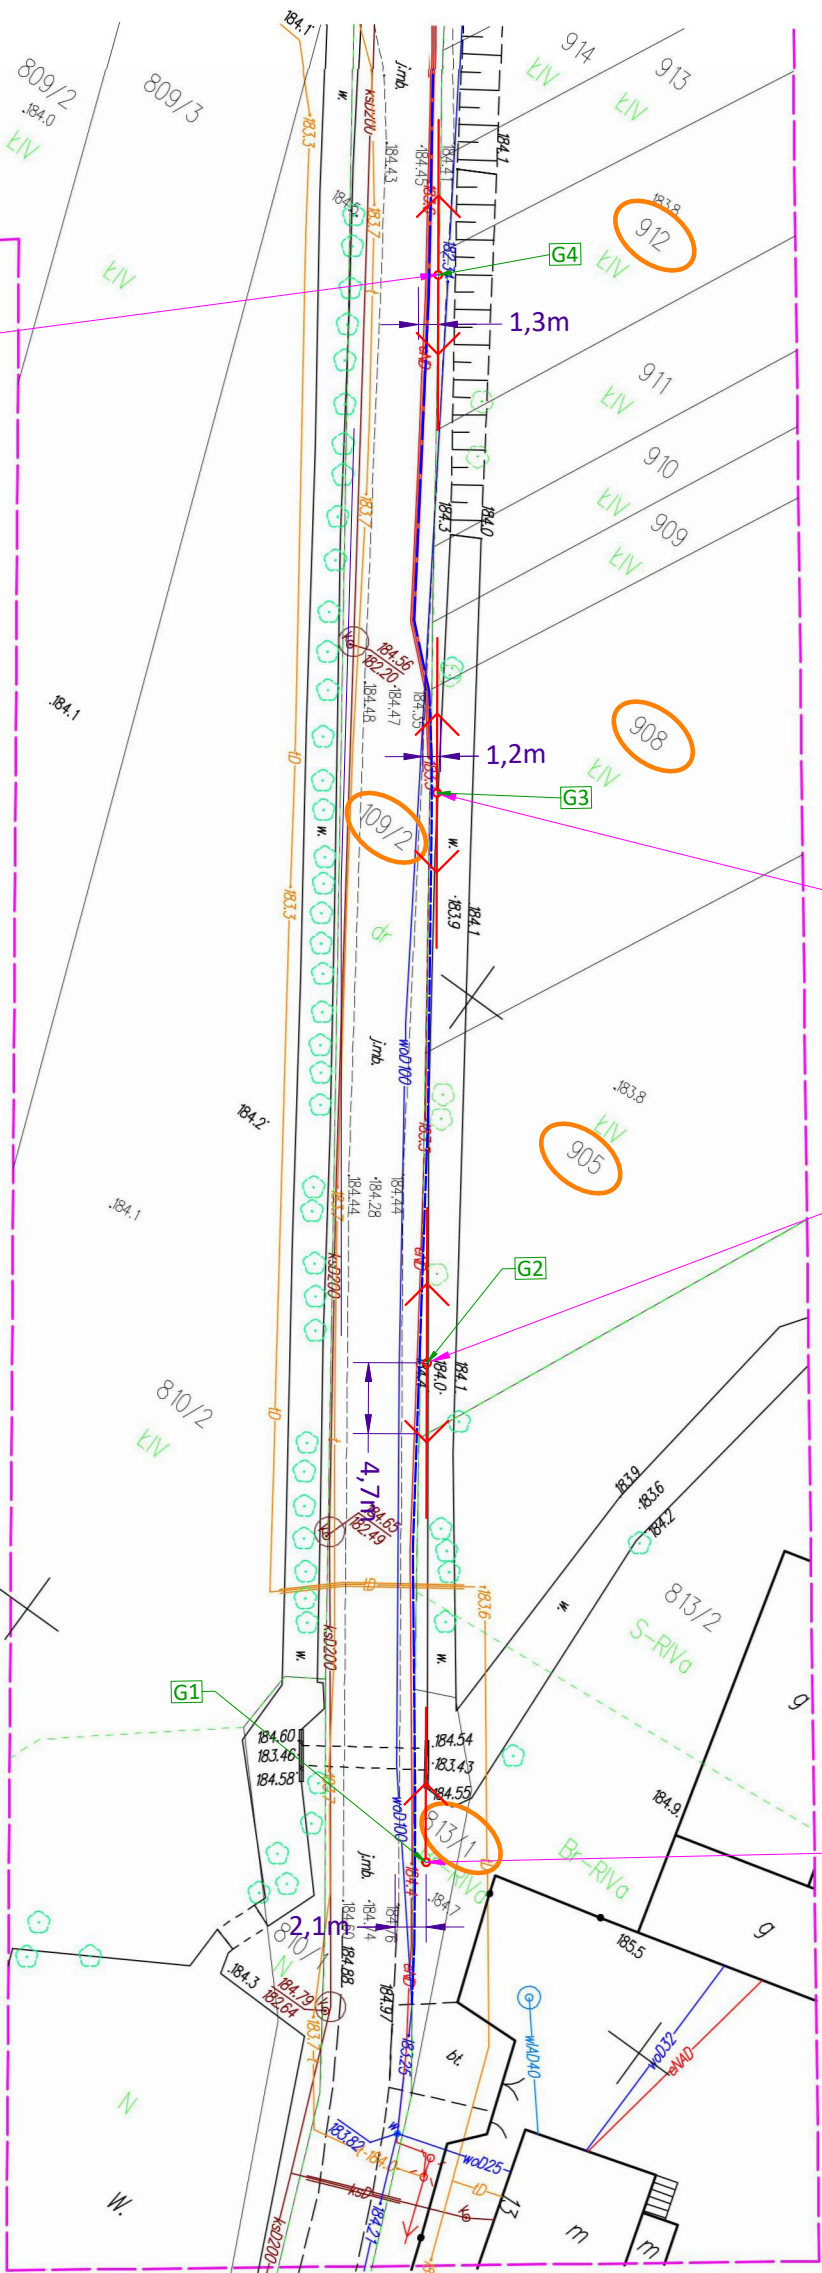

Wykaz współrzędnych pkt. załamań :		
Nr	Wsp. X	Wsp.Y
G1	5701801.76	7450681.06
G2	5701828.54	7450661.73
G3	5701859.46	7450640.13
G4	5701887.25	7450620.10
G5	5701915.86	7450601.17
G6	5701895.66	7450576.33
G7	5701875.53	7450551.46
G8	5701854.99	7450525.56
G9	5701854.45	7450525.02
G10	5701847.28	7450516.10
G11	5701843.63	7450511.66
G12	5701831.81	7450497.42
G13	5701833.70	7450495.99

proj. sieć napowietrzna nN AsXSn 2x25mm²
k-k słup 01-słup 08-
l=237m

Legenda:

	Istniejąca infrastruktura elektroenergetyczna - bez zmian
	Projektowana infrastruktura elektroenergetyczna
	Rura ochronna typu DVK - wykop otwarty
	Opis projektowanej infrastruktury
	Oznaczenie numerów działek biorących udział w inwestycji
	Współrzędne punktów geodezyjnych

Inwestor:
Urząd Miejski w Opocznie, ul. Staromiejska 6, 26-300 Opoczno

Jednostka projektowa:
AZAKO Sp. z o.o., Dzielna 32dB, 26-300 Opoczno

Nazwa i adres obiektu:
Budowa oświetlenia ulicznego
w msc. Kruszewiec Kolonia, gm. Opoczno, pow. opoczyński

Stadium: Uzgodnienie	Nr projektu: S.IMO.240032.P	Nr umowy: TI/4/2024-Z
-------------------------	--------------------------------	--------------------------

Projektował: Paweł Kowalczyk	Nr uprawnień: LOD/1927/POOE/12
---------------------------------	-----------------------------------

Asystował: Magdalena Leśniak	Nr uprawnień: ---
---------------------------------	----------------------

Nazwa rysunku: Plan sytuacyjny projektowanej sieci uzbrojenia terenu	Data: 06.2024	Skala: 1:500
	Nr rysunku: E-01	Nr strony: