


Mapa stanowi fragment mapy zasadniczej w postaci wektorowej
licencja nr GN.6642.676.2024_1007_CL2 wydanej przez
Starostę Powiatu Opoczyńskiego.

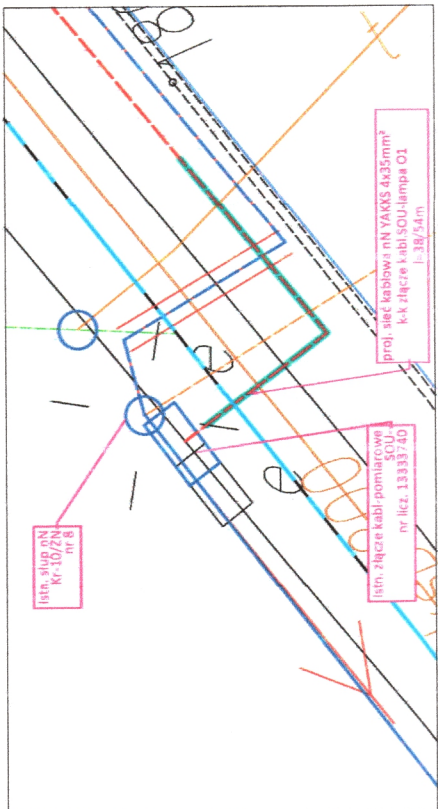

Wyniesienie Skala 1:100

Niniejsza mapa stanowi załącznik
do zezwolenia nr RM.7230 11.2. 2024.
z dnia 14.05.2024 roku.

Z up. Burmistrza Opoczna
Dyrektor Wydziału
Rozwoju Miasta
Małgorzata
Justyna Małachowska

Legenda:

- | | |
|--|---|
| | Istniejąca infrastruktura elektroenergetyczna – bez zmian |
| | Projektowana infrastruktura elektroenergetyczna |
| | Rura ochronna typu SRS - przewiert/przecisk |
| | Rura ochronna typu DWK - wykop otwarty |
| | Opis projektowanej infrastruktury |
| | Oznaczenie numerów działek biorących udział w inwestycji |
| | Granice nieruchomości objęte wnioskiem |

Investor:

Urząd Miejski w Opocznie, ul. Staromiejska 6, 26-300 Opoczno

jednostka projektowa:

AZAKO Sp. z o.o., Dzielna 32dB, 26-300 Opoczno

Imię i nazwisko:

Budowa oświetlenia ulicznego

w msc Kruszwiec Kolonia, gm. Opoczno, pow. opoczyński

Stadium:	Nr projektu:
----------	--------------

Koncepcja	S.IMO.240032.P	TI/4/2024-Z
-----------	----------------	-------------

Nr uprawnień:	
Projektował:	

Paweł Kowalczyk

4systemów:

Magdalena L

Nazwa rysunku:

Plan Zagospodarowania Terenu

zwa rysunku:

05.2024	1:500
---------	-------

Nr rysunku:	Nr strony:
-------------	------------

E-01

