


RZUT PIWNIC

SKALA 1:50

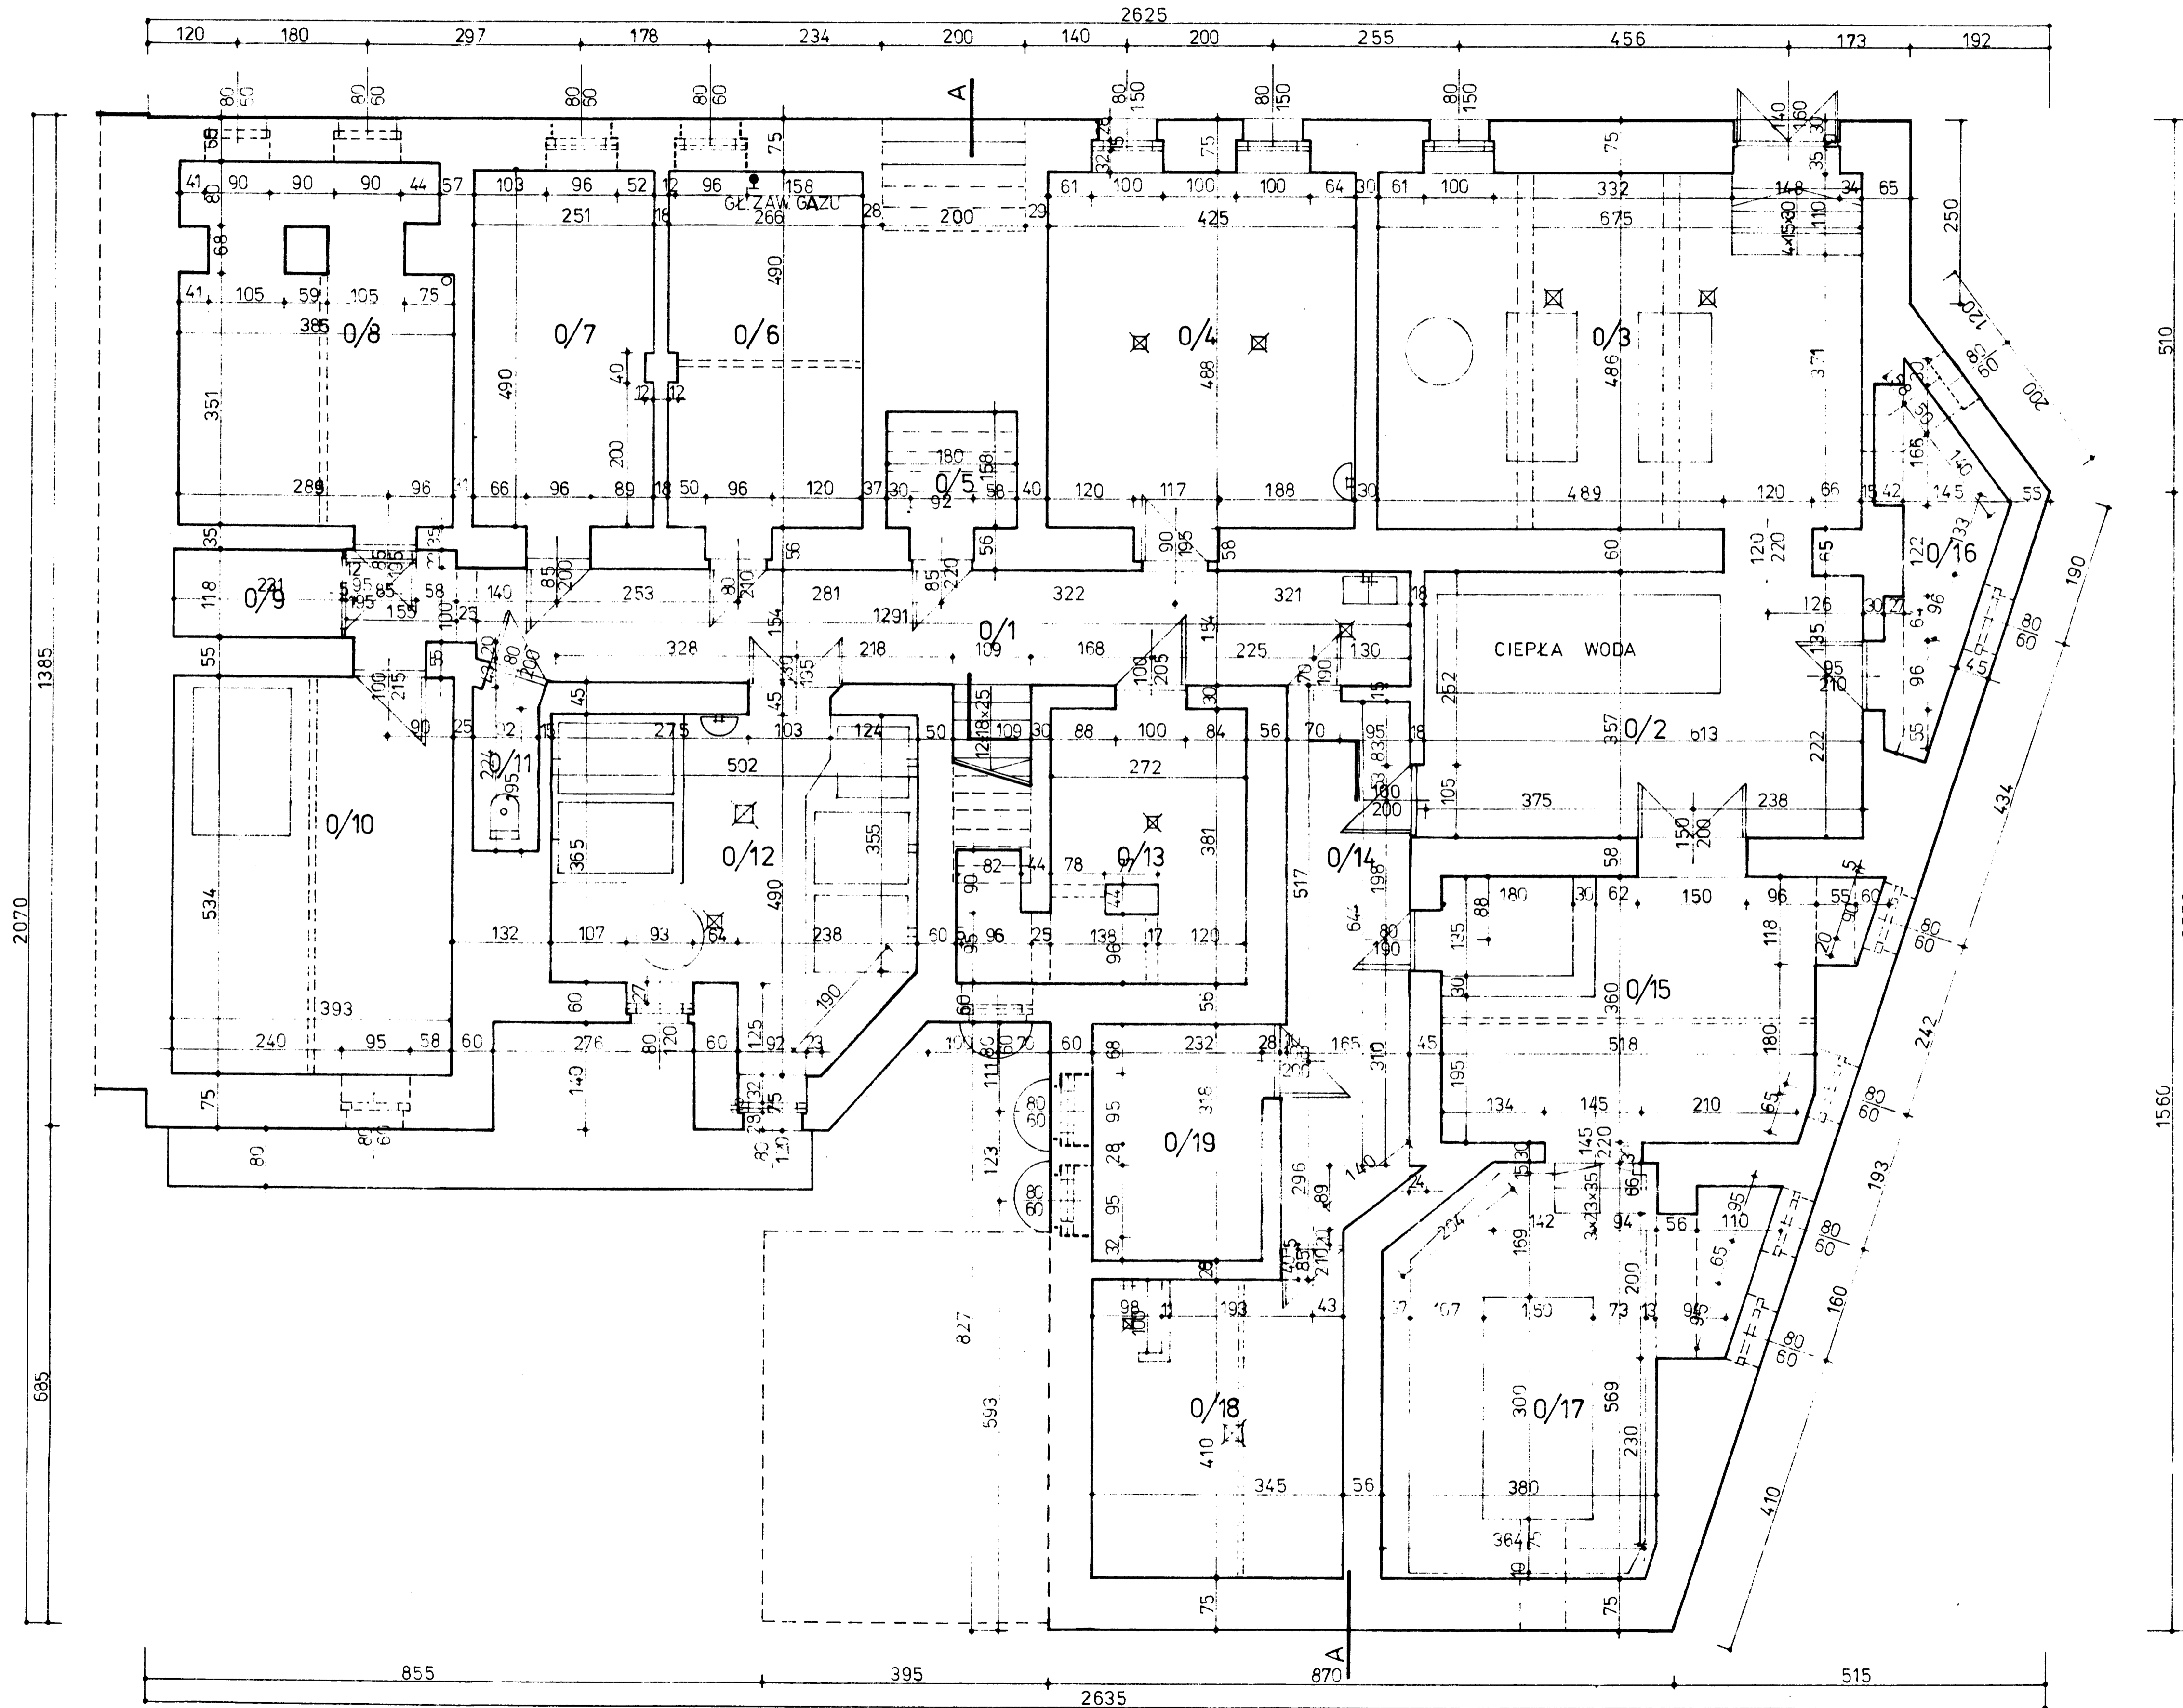

NR POM.	NAZWA POMIESZCZENIA	RODZAJ PODŁOGI	POW m²
0/1	KOMUNIKACJA	PŁYTKI CERAMICZNE	22,5
0/2	MAG. CIEPŁEJ WODY	— II —	21,9
0/3	KOTŁOWNIA	— II —	32,8
0/4	PRASOWALNIA	— II —	20,7
0/5	POM. GOSPODAR.	CEGLANA	2,8
0/6	GŁ. ZAWÓR GAZU	WYKŁADZINA PODŁOG.	13,0
0/7	MAGIEL	— II —	2,3
0/8	MAG. BIELIZNY	— II —	17,8
0/9	AKUMULATORY	PŁYTKI CERAMICZNE	2,7
0/10	POMPOWNIA	POSADZKA CEMENTOWA	20,9
0/11	WC	PŁYTKI CERAMICZNE	1,9
0/12	PRALNIA	— II —	20,5
0/13	POM. GOSPODAR.	— II —	11,9
0/14	KOMUNIKACJA	— II —	11,9
0/15	POM. GOSPODAR.	— II —	18,5
0/16	— II —	POSADZKA CEMENTOWA	3,7
0/17	AGREGAT PRĄDOWY	PŁYTKI CERAMICZNE	20,5
0/18	SZATNIA	— II —	14,1
0/19	POM. GOSPODAR.	POSADZKA CEMENTOWA	7,4
POWIERZCHNIA RAZEM			277,8 m²

OBIEKT	WOJ. STACJA KRWIODAWSTWA WAŁBRZYCH UL. CHROBREGO nr 31	
INWESTOR	WOJ. STACJA KRWIODAWSTWA	1:50
TYT. RYS.	INWENTARYZACJA RZUT PIWNIC	10.1996
RYS.	K. KNAPCZYK	2/18