


RZUT PARTERU

SKALA 1:50

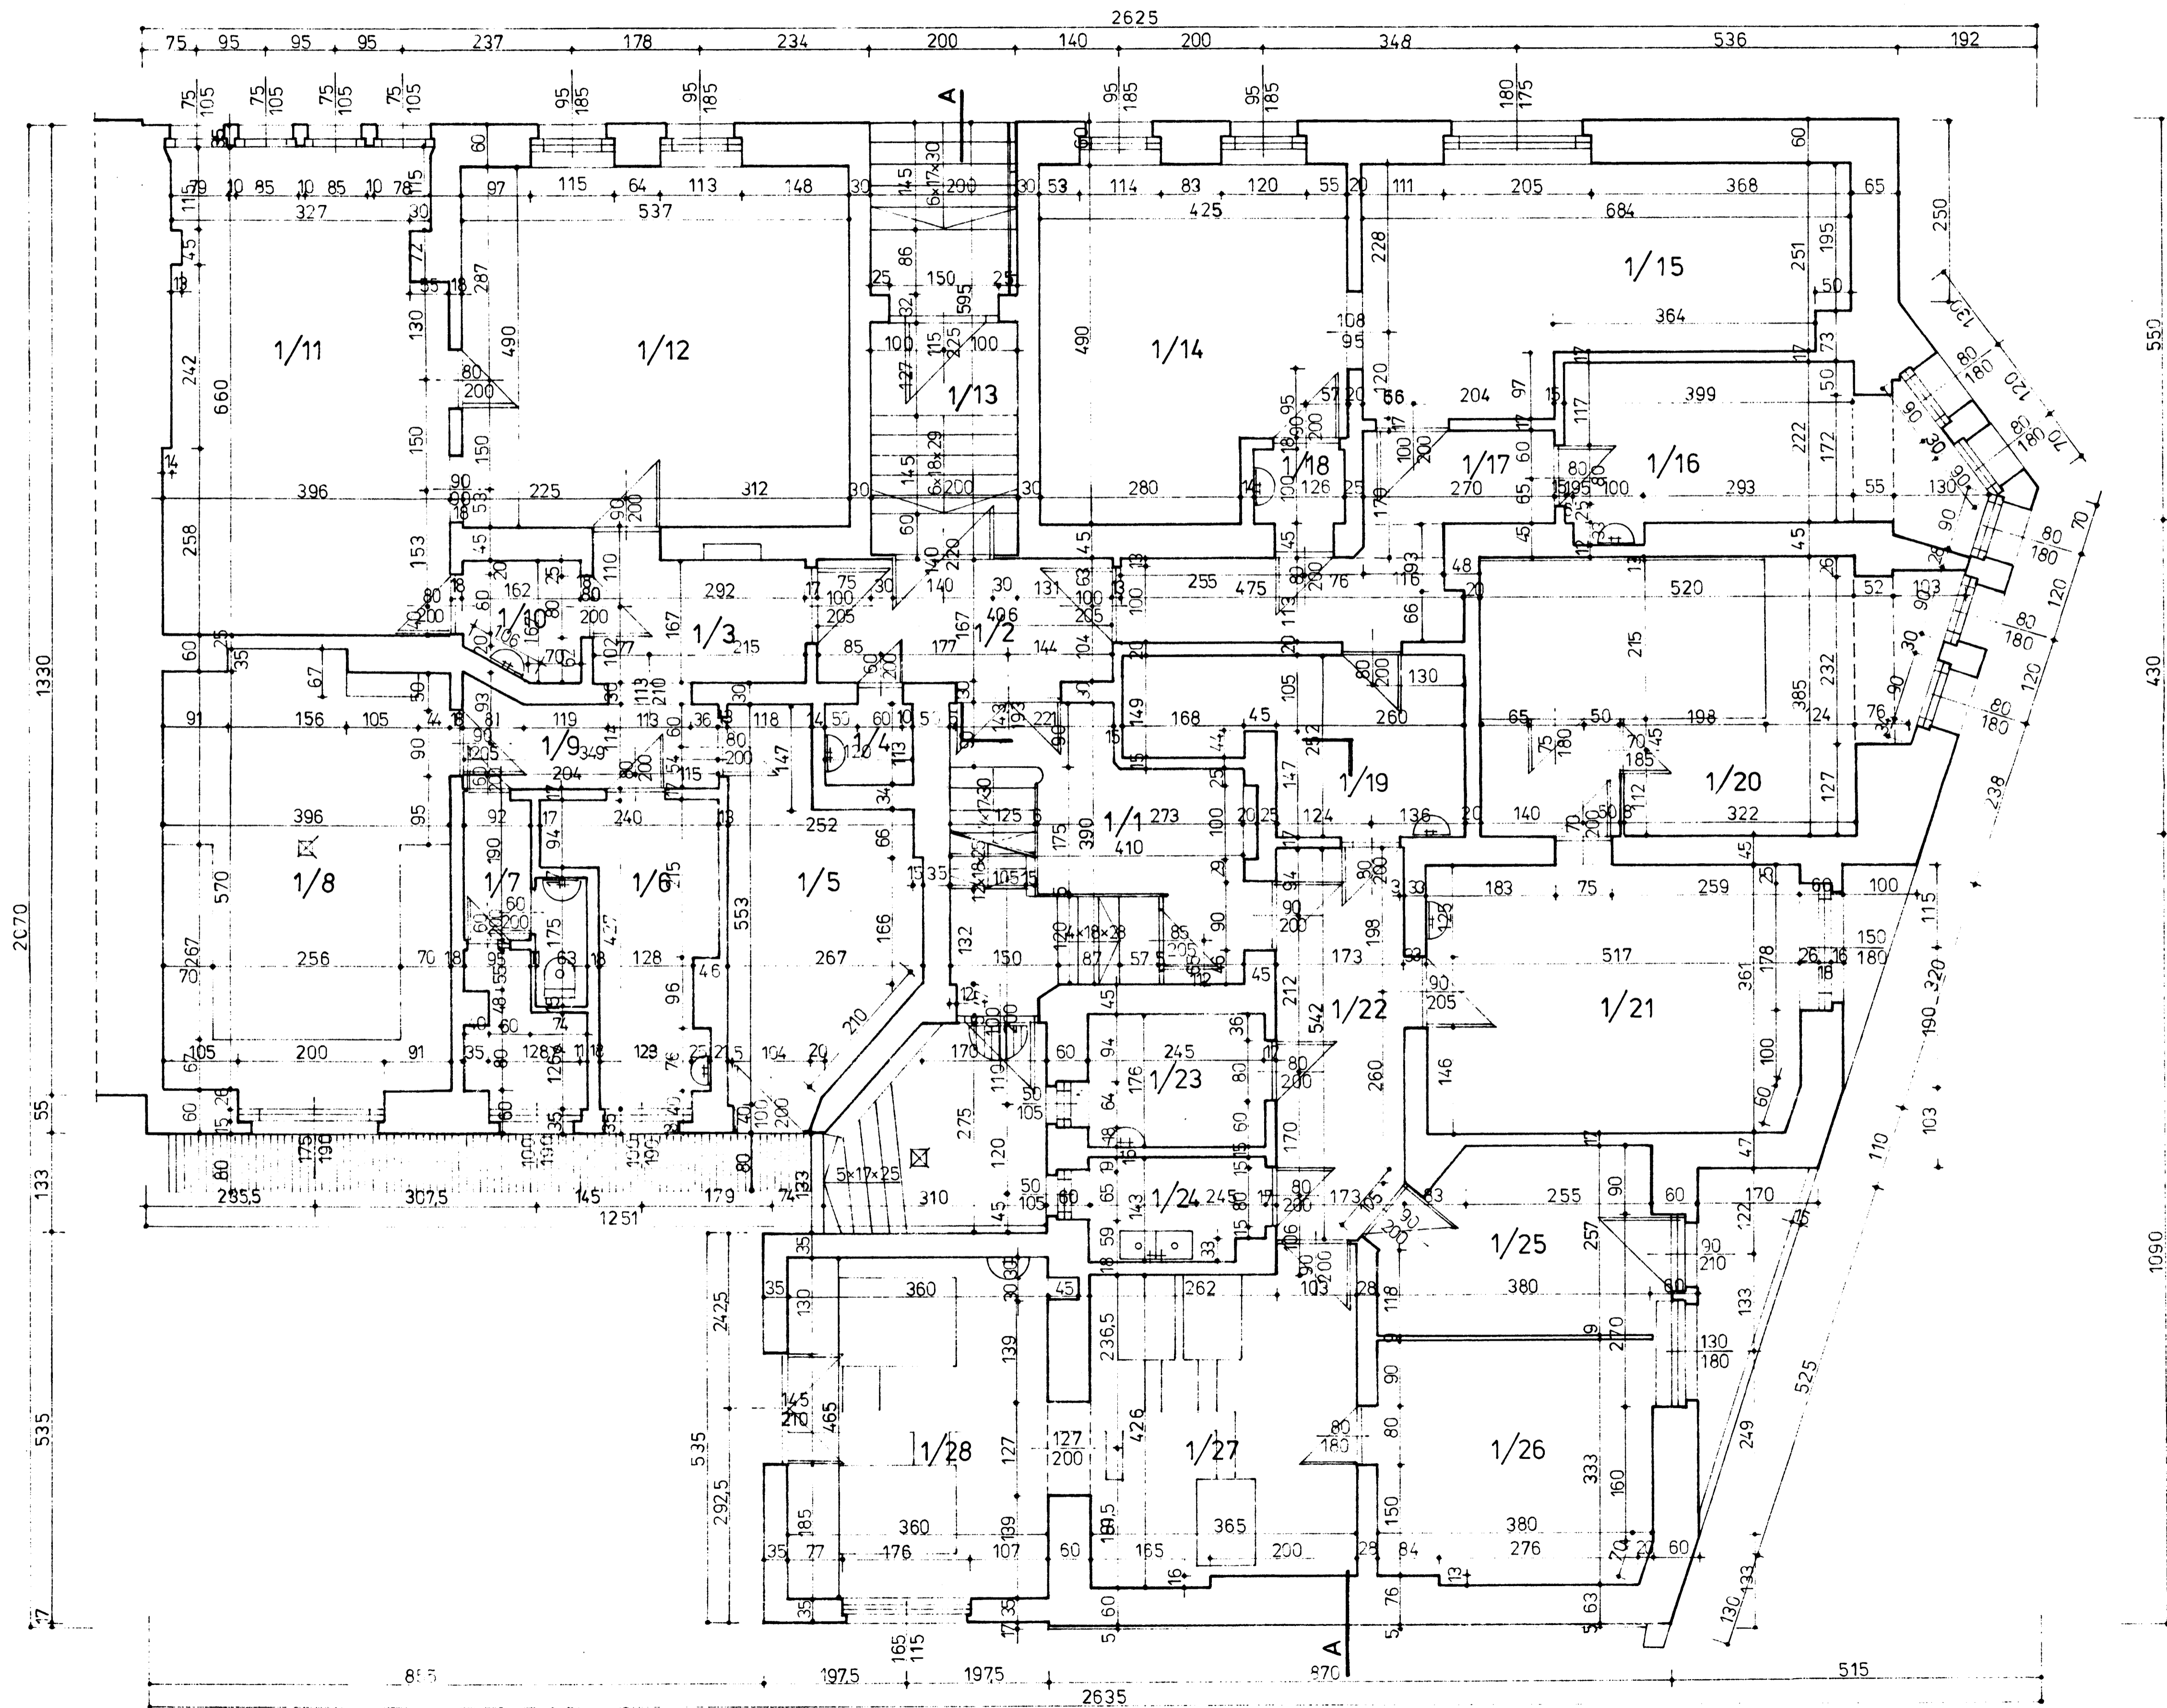

NR POM.	NAZWA POMIESZCZENIA	RODZAJ PODŁOGI	POW m ²
1/1	KLATKA SCHOD.	WYKŁADZINA PODŁOG.	14,28
1/2	KOMUNIKACJA	- II -	6,78
1/3	- II -	PŁYTKI PODŁ. CERAM.	4,87
1/4	POM. GOSP.	- II -	1,35
1/5	WARSZTAT	PŁYTKI LASTRYKO	10,71
1/6	- II -	- II -	7,24
1/7	WC	PŁYTKI CERAMICZNE	5,83
1/8	MASZ. PLAZMA	- II -	22,57
1/9	KOMUNIKACJA	- II -	3,98
1/10	FILTR	- II -	2,25
1/11	MAGAZYN OSOCZA	- II -	25,1
1/12	- II -	- II -	26,31
1/13	KOMUNIKACJA	POSADZ. LASTRYKO	11,9
1/14	BOKS	PŁYTKI CERAMICZNE	20,82
1/15	PLAZMA DZIAŁ	- II -	19,78
1/16	PLAZMA KIER.	WYKŁADZINA PODŁOG.	8,85
1/17	KOMUNIKACJA	- II -	8,73
1/18	FILTR	PŁYTKI CERAMICZNE	1,26
1/19	SZATNIA	- II -	9,52
1/20	CHŁODNIA	WYKŁADZINA PODŁOG.	22,34
1/21	PRAC. OSOCZA ODF.	PŁYTKI CERAMICZNE	18,66
1/22	KOMUNIKACJA	WYKŁADZINA PODŁOG.	9,37
1/23	BRUDOWNIK	PŁYTKI CERAMICZNE	4,31
1/24	- II -	- II -	3,5
1/25	MAGAZYN	WYKŁADZINA PODŁOG.	9,35
1/26	STERYLIZACJA	- II -	12,60
1/27	- II -	PŁYTKI LASTRYKO	15,64
1/28	- II -	- II -	16,74
RAZEM			324,64 m²

OBIEKT	WOJ. STACJA KRWIODAWSTWA NA BRZYCH ul. B. CHROBREGO nr 31
INWESTOR	WOJ. STACJA KRWIODAWSTWA
TYT. RYS.	INWENTARYZACJA RZUT PARTERU
RYS.	K. KNAPCZYK
	10.1996
	3/18