


Położenie: Sierakowice, ul. Rachowicka  
 Jask. ewidencyjna (gmina): Sośnicowice  
 Obiekt ewidencyjny: Sierakowice, ident.: 240506, 5.0005  
 Układy współrzędnych: PUPW 2000 strefa 6, b-VL-FVR2007-NH  
 Oznaczenia kancelaryjne zgłoszonych prac geodezyjnych: **WGI-RZG.6640.I.1360.2022**  
 Wykonawca: "MERIDIAN" Piotr Dymycki, ul. de Gaulle'a 43/2, ul. 400 Zaboru  
 Kierownik prac geodezyjnych: Piotr Porzucek- nr uprawnień zawodowych: 22169  
 Opracował: Piotr Porzucek  
 Data opracowania: 23 czerwca 2022 r.

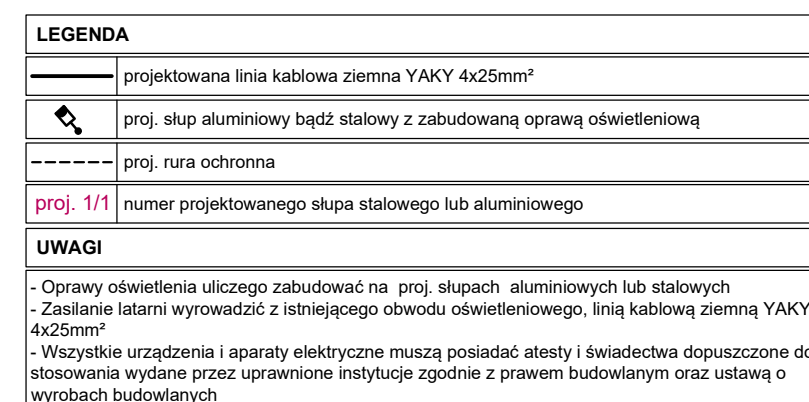

Jednostka projektowa:	Pracownia Usług Elektroenergetycznych Rafal Kaminski		
	ul. Pomorska 6, 47-400 Rososz teln. 303681471 email: rafal.kaminski@gmail.com		kom. 692-432-262 mob. 639-117-0142
Temat opracowania:			
Budowa oświetlenia ulicy Rachowickiej w Sierazowicach			
Lokalizacja:			
Sierazowice, ul. Rachowicka			
Inwestor:			
Gmina Sierazowice, ul. Rynek 19, 44-115 Sieradz			
Temat rysunku:			
PLAN ZAGOSPODAROWANIA TERENU			
Branża: Elektryczna, Faza projektu: Techniczny		Data: Marzec 2023	
Projektant:	mgr inż. Rafal Kaminski (os. odpowiedzialny)		Pisze:
	mgr inż. Piotr Kozłowski (os. odpowiedzialny za projektowanie i rysunek techniczny)		Projektuje:
Sprawdzający:	mgr inż. Daniel Mazurek (os. odpowiedzialny za projektowanie i rysunek techniczny)		Pisze:
	mgr inż. Piotr Kozłowski (os. odpowiedzialny za projektowanie i rysunek techniczny)		Projektuje:
Skala: 1:500		Erys: Erys	