



9	Drabina żłazowa aluminiowa lub ze stal K.O.	1	dowolny
8	Przejście szczelne	4	dowolny
7	Zawór kulowy kotnierzowy DN-50	1	dowolny
6	Zawór napowietrzająco-odpowietrzający DN-50 do ścieków	1	dowolny
5	Wentylacja $\phi 110$ PVC z wywiewką jedna rura zakończona 20cm nad poziomem dna	2	dowolny
4	Właz żeliwny typu lekkiego $\phi 600$	1	dowolny
3	Przepustnica zaporowa DN-80	4	dowolny
2	Zawór zwrotny kulowy kotnierzowy DN-80	2	dowolny
1	Zbiornik pompowni - kręgi "Simplex" $\phi 1,2$ m z płytą przykrywową	1 kpl.	dowolny
L.p.	Wyszczególnienie	Ilość szt.	Producent

KOMORA ZASUW PRZY POMPOWNI ŚCIEKÓW K1, K2 skala 1:25

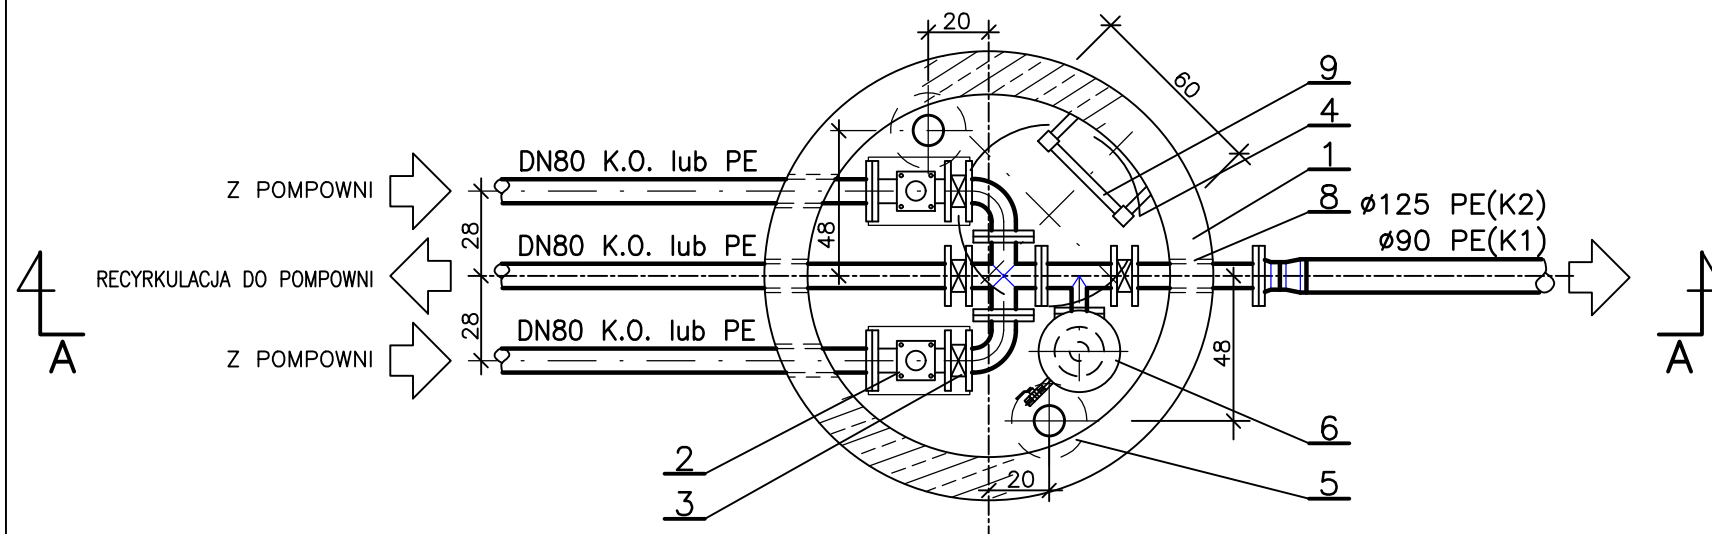

wymiary w cm

 "ProEko"		PRZEDSIĘBIORSTWO INŻYNIERSKIE spółka jawna			
INWESTOR GMINA SZCZUTOWO, ul. Lipowa 5					
Nazwa inwestycji "BUDOWA SIECI KANALIZACJI SANITARNEJ NA TERENACH AGNIESZKOWO-ŁAZY-GÓJSK GM. SZCZUTOWO"					
Faza	Obiekt				Nr rysunku
P.B.-W.	KANALIZACJA SANITARNA AGNIESZKOWO-ŁAZY-GÓJSK				34
Skala	Treść rys.				Ilość rys.
1: 20	KOMORA ZASUW				
Branża	FUNKCJA	IMIĘ I NAZWISKO	NR UPRAWNIENI	SPECJALNOŚĆ	PODPIS
W-K	Autor proj.	mgr inż. Barbara Lewandowska	KUP/0070/P00S/15	instalacyjno- inżynieryjna	
20.06.2016	Opracował	inż. Dawid Noćon			
Nr archiw.	Sprawdził	inż. Kazimierz Karkowski	KI-II-7342-50/98	instalacyjno- inżynieryjna	
731/14					