


Mapa zasadnicza
Skala 1:500

Województwo: 14-mazowie
Powiat: 1427-sierpe
Jednostka ewidencyjna: SZCZUTOW
Obręb: BIAŁASY

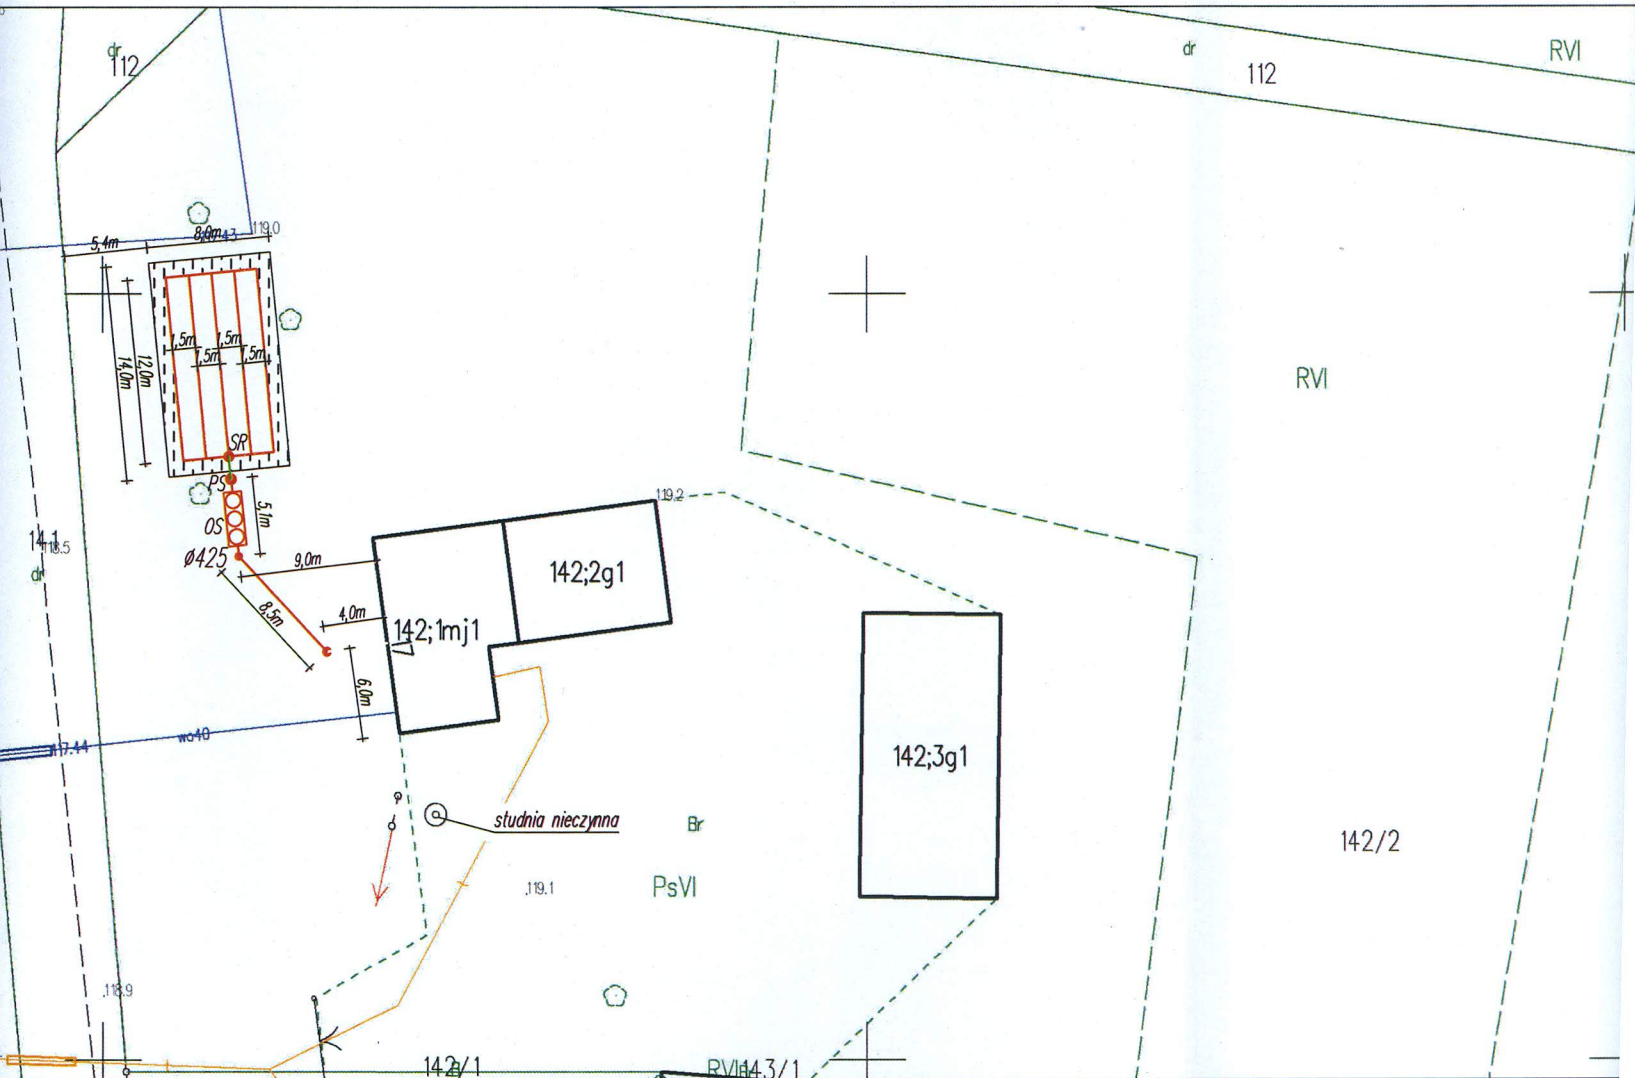









5974-03ff8a64 (na stronie: <https://sierpc.geoportal2.pl/map/osrodek/weryfikacja.php>)
generowany automatycznie dnia: 31.05.2021 r. Wniosek: G.6642.1003.2021
nie może służyć do celów projektowych.

Uwagi:

- Doprowadzić kabel zasilający oczyszczalnię oraz pompę ze wskazanego przez inwestora miejsca
- Na przykanaliku wyprowadzić trójnik pod wentylację wysoką Ø110

Oznaczenia:

-  - PRZEWÓD KAN. GRAWITACYJNY PVC 160/110
-  - PRZEWÓD KANALIZACYJNY TŁOCZNY PE 40
-  - DRENAŻ ROZSĄCZAJĄCY PCV 110
-  - BIOLOGICZNA OCZYSZCZALNIA ŚCIEKÓW
-  - STUDZIENKA ROZDZIELCZA
-  - STUDZIENKA ZAMYKAJĄCA Z WYWIEWKA
-  - STUDZIENKA REWIZYJNA Ø425
-  - PRZEPOMPOWNIĄ ŚCIEKÓW OCZYSZCZONYCH

JEDNOSTKA PROJEKTOWA:		 USŁUGI PROJEKTOWE I NADZÓR BUDOWLANY MARCIN PAPIEROWSKI 09-200 Borkowo Kościelne, ul. Sierpecka 43 tel: 607 347 776 email: marcin.papierowski@gmail.com	
TEMAT:		Budowa dwudziestu pięciu przydomowych oczyszczalni ścieków na terenie Gminy Szczutowo	
INWESTOR:		Gmina Szczutowo ul. Lipowa 5a, 09-227 Szczutowo	
UŻYTKOWNIK:		Sumowska Lila Białasy 17, 09-227 Szczutowo	
LOKALIZACJA INWESTYCJI:		Białasy 17, 09-227 Szczutowo Dz. nr ewid. 142/2	
PROJEKTOWAŁ:	NR UPR.	PODPIS	
Mgr inż. Kamil Papierowski	MAZ/0400/PWBS/16		
OPRACOWAŁ:	NR UPR.	PODPIS	
Mgr inż. Marcin Papierowski	MAZ/0489/POOK/14		
TYTUŁ RYS.:	Zagospodarowanie terenu		NR RYS.:
			2Z
SKALA:	1:500	DATA:	maj 2021
FORMAT:	A3	str.:	..

BRANŻA: SANITARNA