

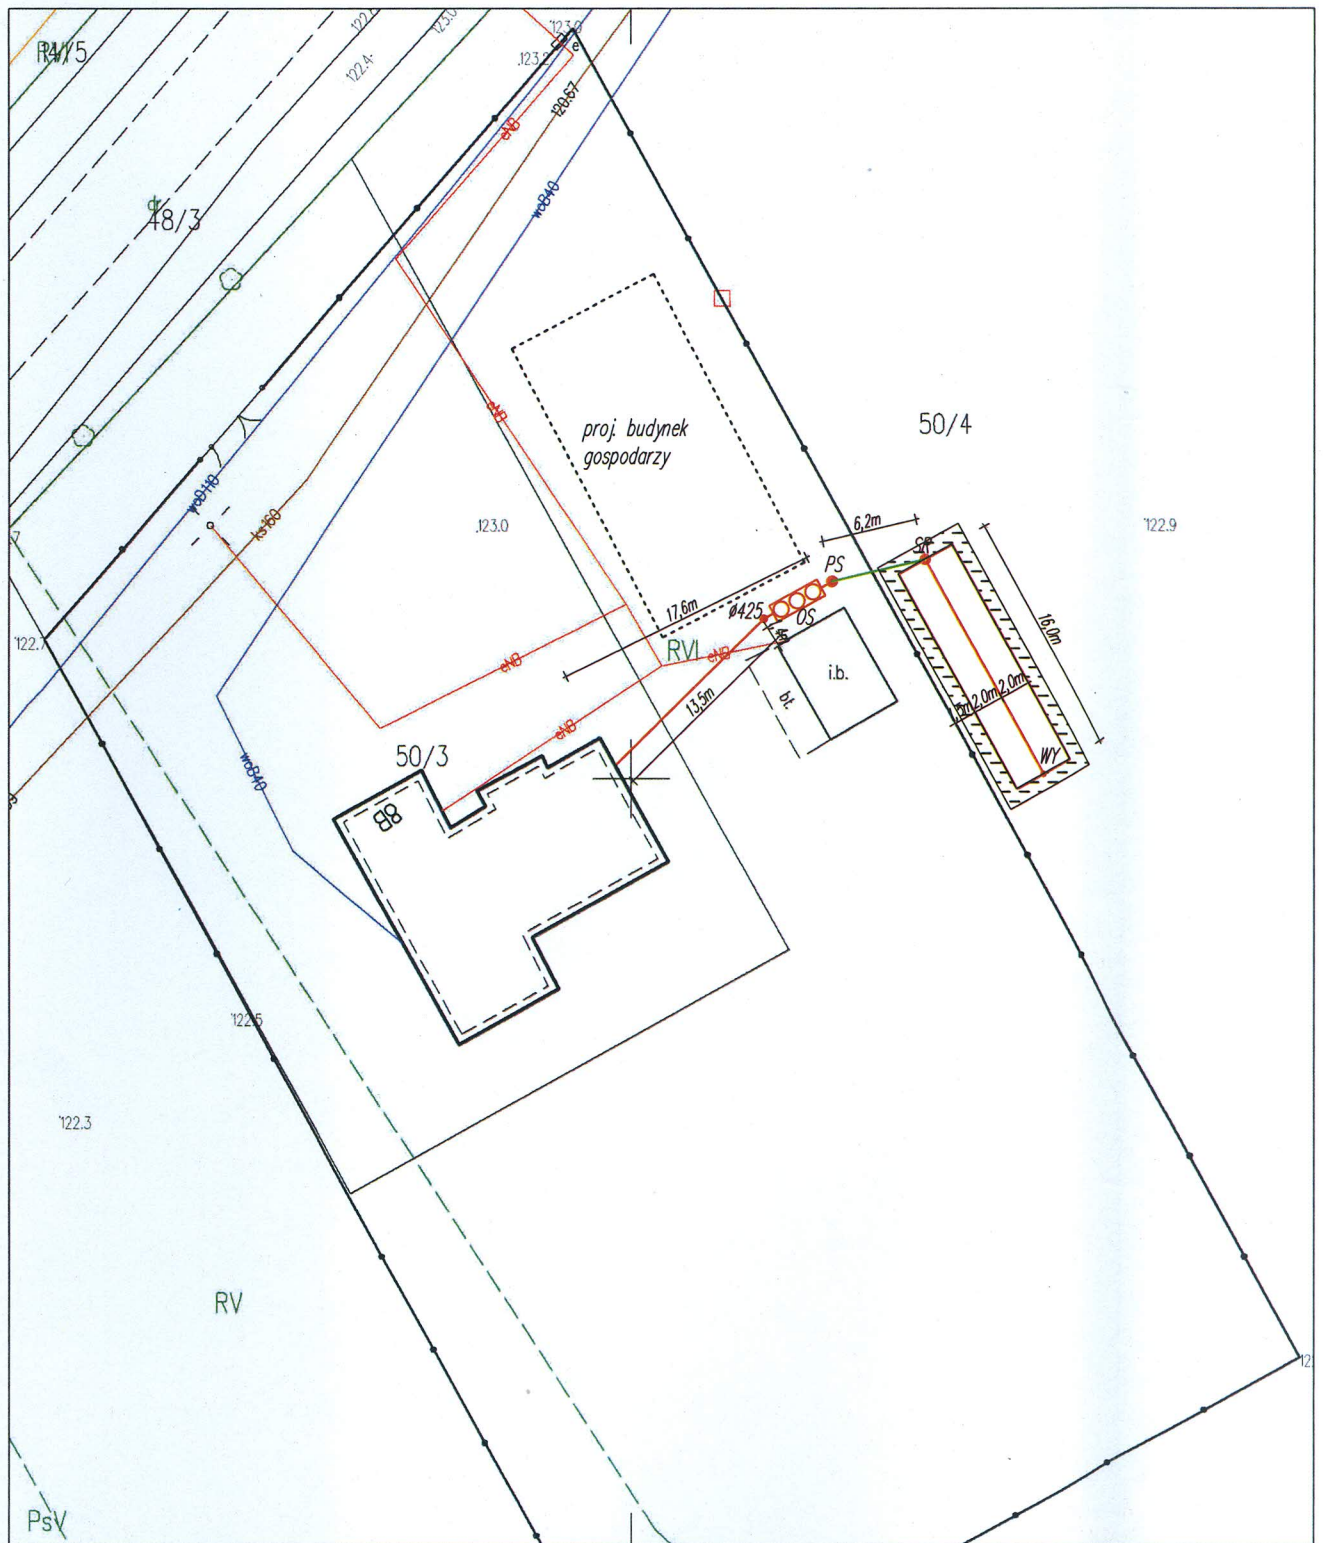
Mapa zasadnicza
Skala 1:500

Województwo: 14-mazowieckie

Powiat: 1427-sierpecki

Jednostka ewidencyjna: SZCZUTOWO







 
 
Obręb: CISSE



Jwagi:

- Doprowadzić kabel zasilający oczyszczalnię oraz pompę ze wskazanego przez inwestora miejsca
- Na przykanaliku wyprowadzić trójnik pod wentylację wysoką Ø110

Oznaczenia:

-  - PRZEWÓD KAN. GRAWITACYJNY PVC 160/110
-  - PRZEWÓD KANALIZACYJNY TŁOCZNY PE 40
-  - DRENAŻ ROZSĄCZAJĄCY PCV 110
-  - BIOLOGICZNA OCZYSZCZALNIA ŚCIEKÓW
-  - STUDZIENKA ROZDZIELCZA
-  - STUDZIENKA ZAMYKAJĄCA Z WYWIEWKA
-  - STUDZIENKA REWIZYJNA Ø425
-  - PRZEPOMPOWNIĄ ŚCIEKÓW OCZYSZCZONYCH

JEDNOSTKA PROJEKTOWA:				USŁUGI PROJEKTOWE I NADZÓR BUDOWLANY MARCIN PAPIEROWSKI 09-200 Borkowo Kościelne, ul. Sierpecka 43 tel: 607 347 776 email: marcin.papierowski@gmail.com	
TEMAT:		Budowa dwudziestu pięciu przydomowych oczyszczalni ścieków na terenie Gminy Szczutowo			
INWESTOR:		Gmina Szczutowo ul. Lipowa 5a, 09-227 Szczutowo			
UŻYTKOWNIK:		Renata Borowska Cise, 09-227 Szczutowo			
LOKALIZACJA INWESTYCJI:		Cise, 09-227 Szczutowo Dz. nr ewid. 50/3 i 50/4			
PROJEKTOWAŁ:		NR UPR.	PODPIS		
Mgr inż. Kamil Papierowski		MAZ/0400/PWBS/16			
OPRACOWAŁ:		NR UPR.	PODPIS		
Mgr inż. Marcin Papierowski		MAZ/0489/POOK/14			
TYTUŁ RYS.:		Zagospodarowanie terenu		NR RYS.:	BRANŻA: SANITARNA
SKALA:		1:500	DATA:	5Z	
FORMAT:		A3	maj 2021	str.: ..	