


Mapa zasadnicza
Skala 1:500

Województwo: 14-mazowieckie
Powiat: 1427-sierpecki
Jednostka ewidencyjna: SZCZUTOWO
Obręb: DZIKI BÓR

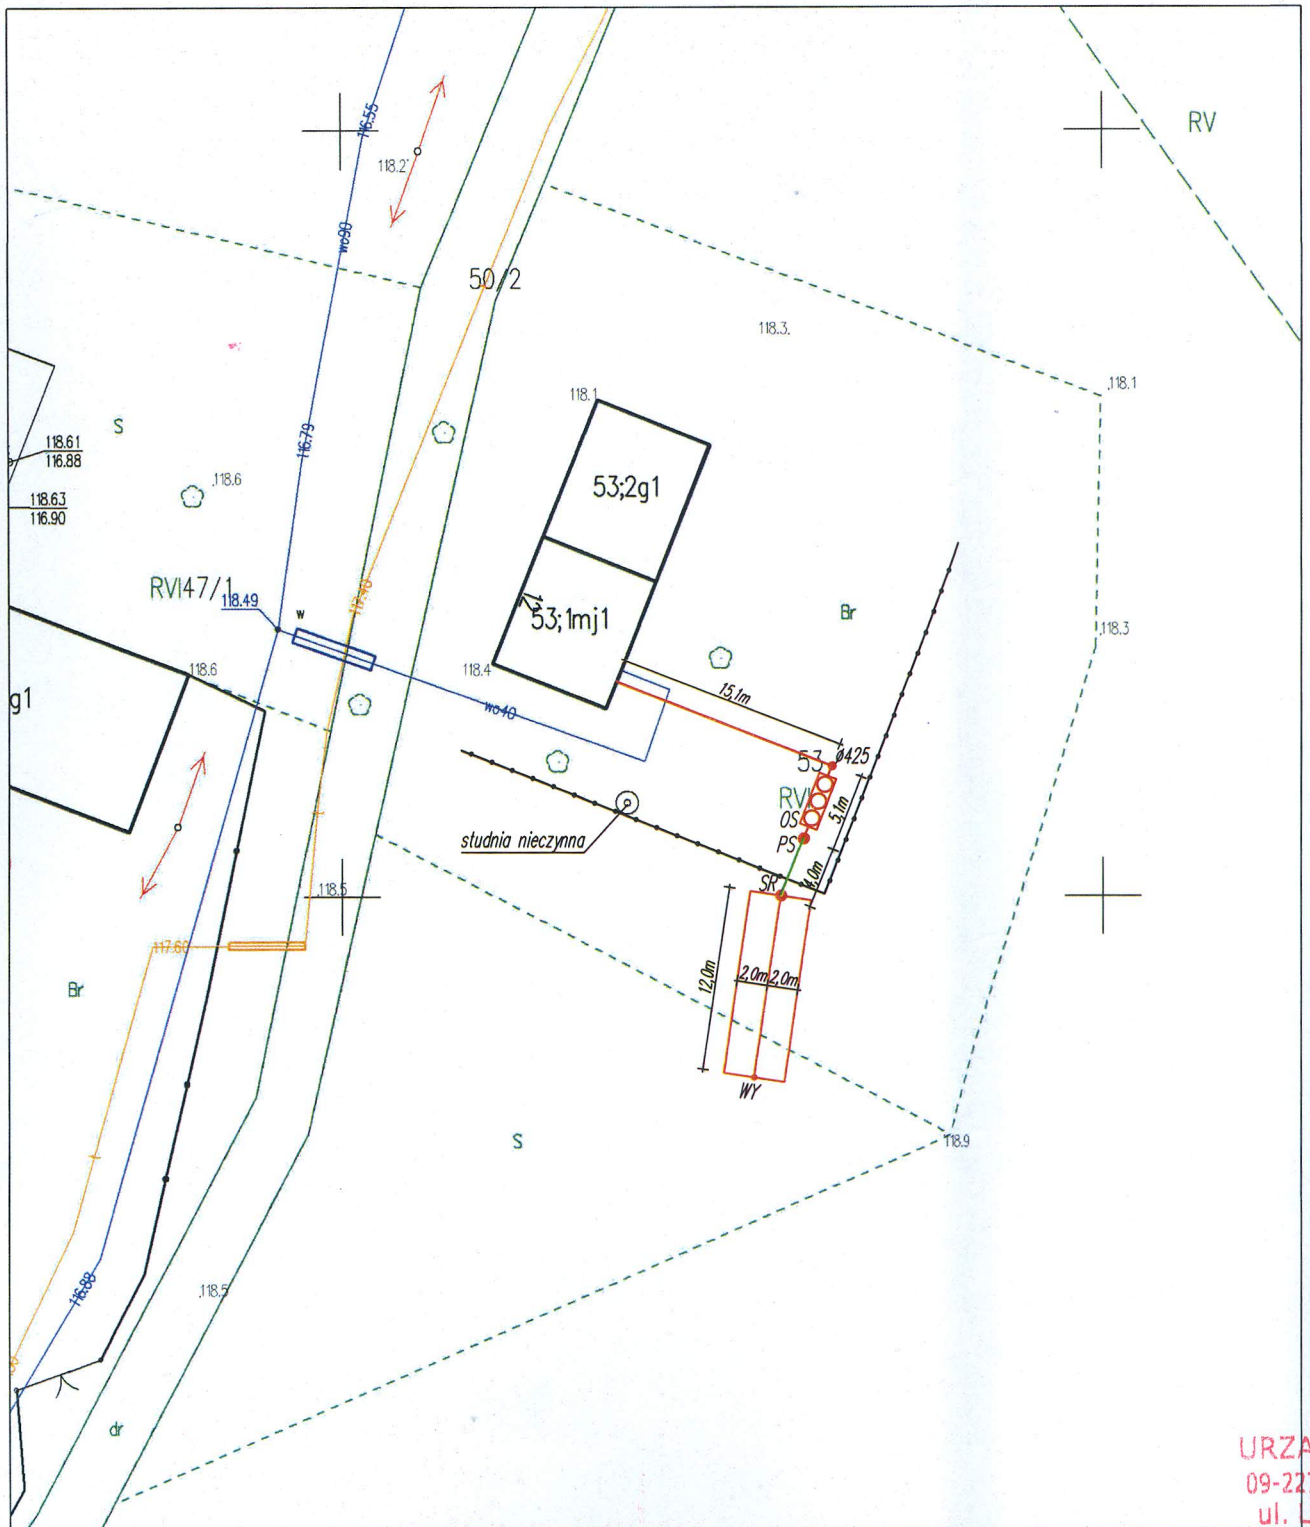









URZĄD
09-227 S
ul. Lip
woj. ma:




Urząd

Jwagi:

- Doprowadzić kabel zasilający oczyszczalnię oraz pompę ze wskazanego przez inwestora miejsca
- Likwidacja istniejącego bezodpływowego zbiornika na ścieki
- Na przykanaliku wyprowadzić trójnik pod wentylację wysoką Ø110

Oznaczenia:

-  - PRZEWÓD KAN. GRAWITACYJNY PVC 160/110
-  - PRZEWÓD KANALIZACYJNY TŁOCZNY PE 40
-  - DRENAŻ ROZSĄCZAJĄCY PCV 110
-  - BIOLOGICZNA OCZYSZCZALNIA ŚCIEKÓW
-  - STUDZIENKA ROZDZIELCZA
-  - STUDZIENKA ZAMYKAJĄCA Z WYWIEWKA
-  - STUDZIENKA REWIZYJNA Ø425
-  - PRZEPOMPOWNIA ŚCIEKÓW OCZYSZCZONYCH

EDNOSTKA PROJEKTOWA:	 USŁUGI PROJEKTOWE I NADZÓR BUDOWLANY MARCIN PAPIEROWSKI 09-200 Borkowo Kościelne, ul. Sierpecka 43 tel: 607 347 776 email: marcin.papierowski@gmail.com	
TEMAT:	Budowa dwudziestu pięciu przydomowych oczyszczalni ścieków na terenie Gminy Szczutowo	
INWESTOR:	Gmina Szczutowo ul. Lipowa 5a, 09-227 Szczutowo	
UŻYTKOWNIK:	Grzywińska Ewa Dziki Bór 12, 09-227 Szczutowo	
LOKALIZACJA INWESTYCJI:	Dziki Bór 12, 09-227 Szczutowo Dz. nr ewid. 53	
PROJEKTOWAŁ:	NR UPR.	PODPIS
Mgr inż. Kamil Papierowski	MAZ/0400/PWBS/16	
OPRACOWAŁ:	NR UPR.	PODPIS
Mgr inż. Marcin Papierowski	MAZ/0489/POOK/14	
TYTUŁ RYS.:	Zagospodarowanie terenu	NR RYS.:
		8Z
SKALA:	1:500	DATA:
		maj 2021
FORMAT:	A3	str.: 35

BRANŻA: SANITARNA