


Mapa zasadnicza
Skala 1:500

Województwo: 14-mazowieckie

Powiat: 1427-sierpecki

Jednostka ewidencyjna: SZCZUTOWO

Obręb: DZIKI BÓR

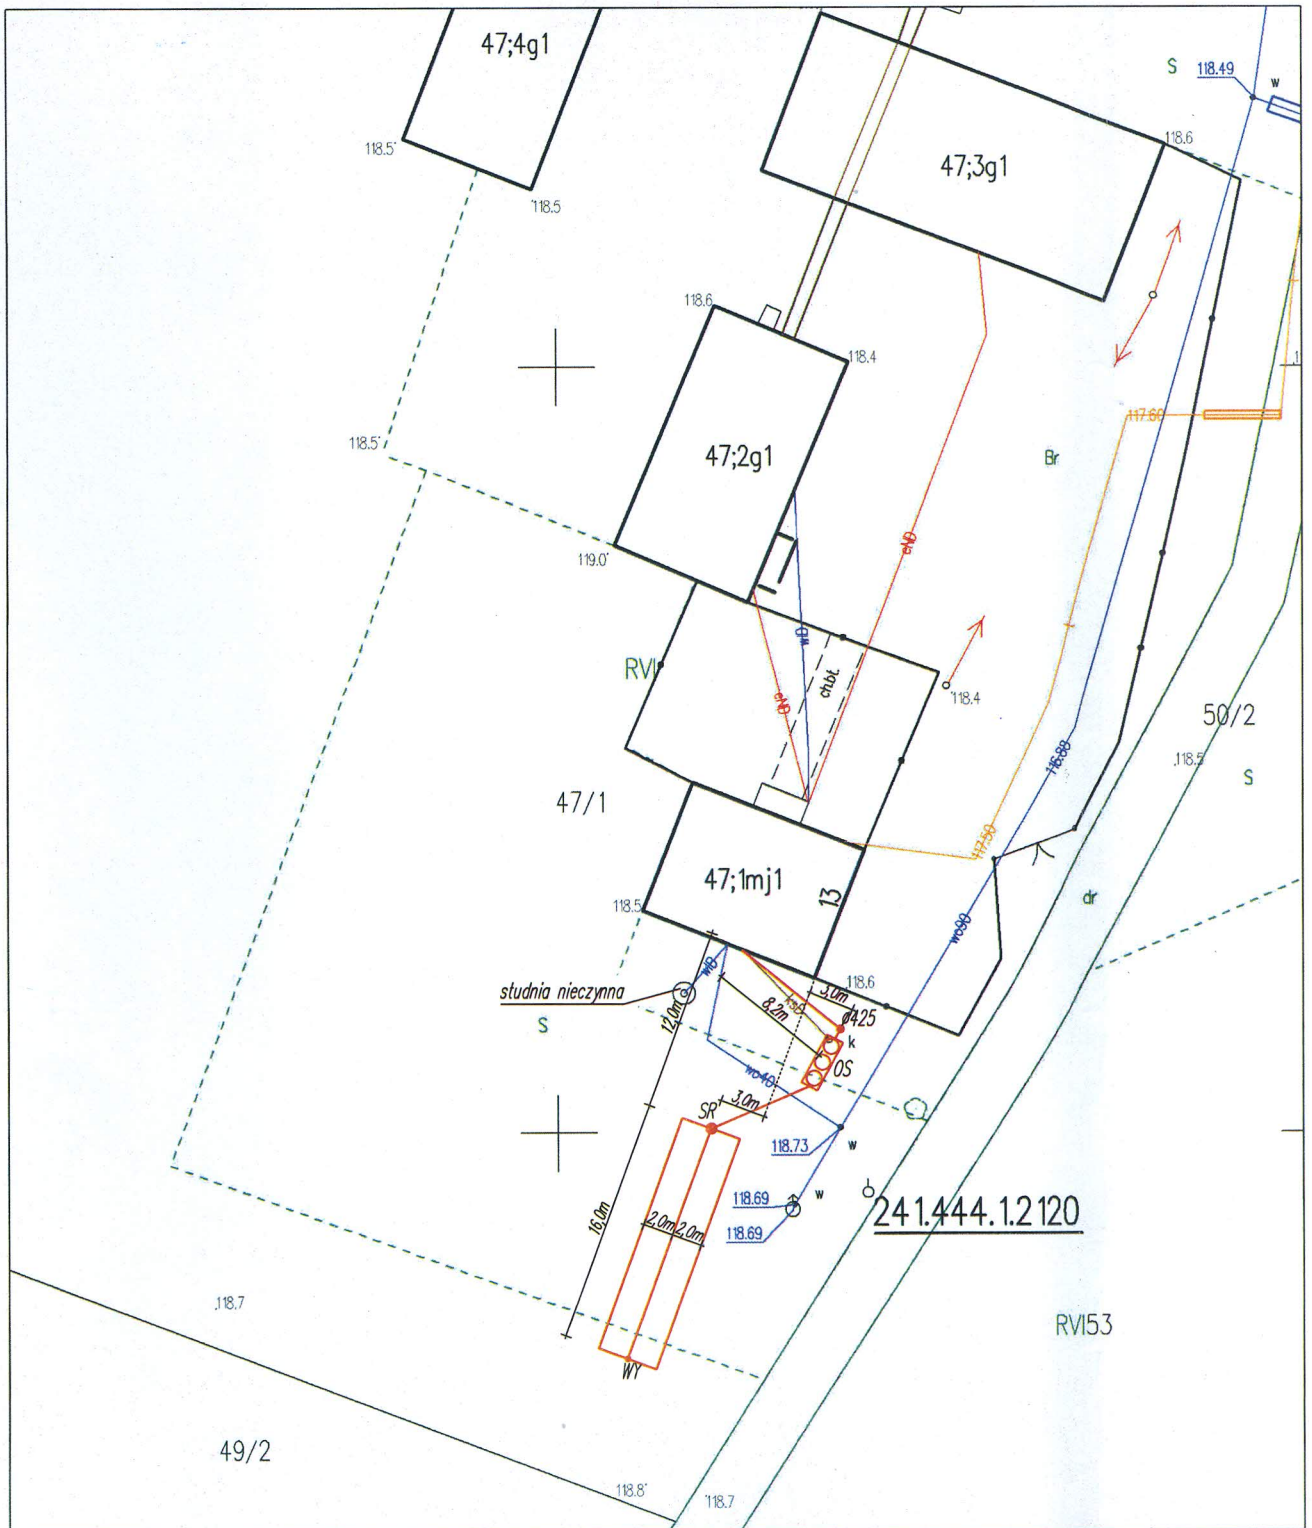









URZ
09-2
ul.
woj.


 
Uzoga

Jwagi:

- Doprowadzić kabel zasilający oczyszczalnię oraz pompę ze wskazanego przez inwestora miejsca
- Likwidacja istniejącego bezodpływowego zbiornika na ścieki
- Na przykanaliku wyprowadzić trójnik pod wentylację wysoką Ø110
- Uwarzać na drzewa owocowe podczas rozprowadzania sączków

Oznaczenia:

-  - PRZEWÓD KAN. GRAWITACYJNY PVC 160/110
-  - PRZEWÓD KANALIZACYJNY TŁOCZNY PE 40
-  - DRENAŻ ROZSĄCZAJĄCY PCV 110
-  - BIOLOGICZNA OCZYSZCZALNIA ŚCIEKÓW
-  - STUDZIENKA ROZDZIELCZA
-  - STUDZIENKA ZAMYKAJĄCA Z WYWIEWKA
-  - STUDZIENKA REWIZYJNA Ø425
-  - PRZEPOMPOWNIA ŚCIEKÓW OCZYSZCZONYCH

EDNOSTKA ROJEKTOWA:	 USŁUGI PROJEKTOWE I NADZÓR BUDOWLANY MARCIN PAPIEROWSKI 09-200 Borkowo Kościelne, ul. Sierpecka 43 tel: 607 347 776 email: marcin.papierowski@gmail.com	
EMAT:	Budowa dwudziestu pięciu przydomowych oczyszczalni ścieków na terenie Gminy Szczutowo	
INWESTOR:	Gmina Szczutowo ul. Lipowa 5a, 09-227 Szczutowo	
WZBYTKOWNIK:	Manista Alina Dziki Bór 13, 09-227 Szczutowo	
LOKALIZACJA INWESTYCJI:	Dziki Bór 13, 09-227 Szczutowo Dz. nr ewid. 47/1	
ROJEKTOWAŁ:	NR UPR.	PODPIS
Mgr inż. Kamil Papierowski	MAZ/0400/PWBS/16	
OPRACOWAŁ:	NR UPR.	PODPIS
Mgr inż. Marcin Papierowski	MAZ/0489/POOK/14	
TYTUŁ RYS.:	Zagospodarowanie terenu	NR RYS.:
SKALA:	1:500	DATA:
FORMAT:	A3	maj 2021
		str.: 36

BRANŻA: SANITARNA