


Mapa zasadnicza
Skala 1:500

Województwo: 14-mazowieckie
Powiat: 1427-sierpecki
Jednostka ewidencyjna: SZCZUTOWO
Obręb: SŁUPIA

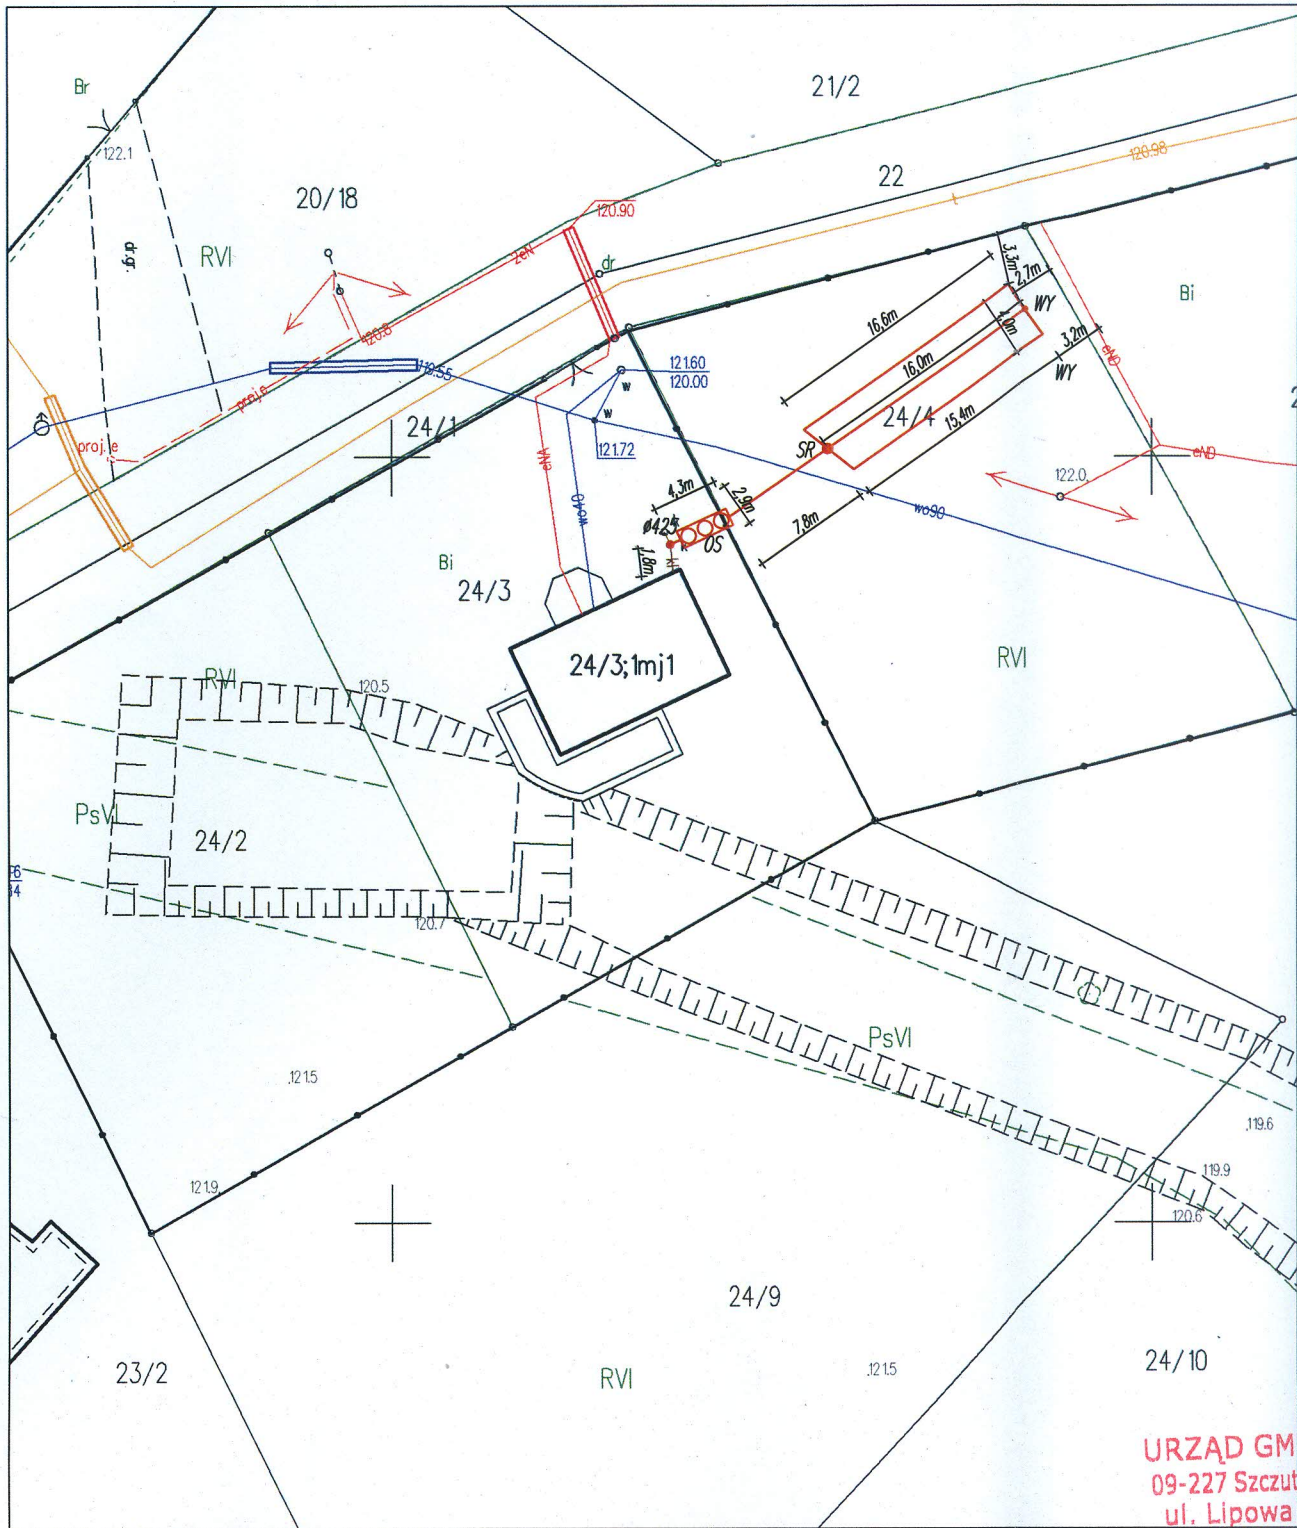









URZĄD GMI
09-227 Szczutów
ul. Lipowa 5
woj. mazowieckie




Uzgodniono

Uwagi:

- Doprowadzić kabel zasilający oczyszczalnię oraz pompę ze wskazanego przez inwestora miejsca
- Likwidacja istniejącego bezodpływowego zbiornika na ścieki
- Na przykanaliku wyprowadzić trójnik pod wentylację wysoką Ø110

Oznaczenia:

-  - PRZEWÓD KAN. GRAWITACYJNY PVC 160/110
-  - PRZEWÓD KANALIZACYJNY TŁOCZNY PE 40
-  - DRENAŻ ROZSĄCZAJĄCY PCV 110
-  - BIOLOGICZNA OCZYSZCZALNIA ŚCIEKÓW
-  - STUDZIENKA ROZDZIELCZA
-  - STUDZIENKA ZAMYKAJĄCA Z WYWIEWKA
-  - STUDZIENKA REWIZYJNA Ø425
-  - PRZEPOMPOWNIA ŚCIEKÓW OCZYSZCZONYCH

JEDNOSTKA PROJEKTOWA:	 USŁUGI PROJEKTOWE I NADZÓR BUDOWLANY MARCIN PAPIEROWSKI 09-200 Borkowo Kościelne, ul. Sierpecka 43 tel: 607 347 776 email: marcin.papierowski@gmail.com		
TEMAT:	Budowa dwudziestu pięciu przydomowych oczyszczalni ścieków na terenie Gminy Szczutowo		
INWESTOR:	Gmina Szczutowo ul. Lipowa 5a, 09-227 Szczutowo		
UŻYTKOWNIK:	Towarek Lech Słupia, 09-227 Szczutowo		
LOKALIZACJA INWESTYCJI:	Słupia, 09-227 Szczutowo Dz. nr ewid. 24/3 i 24/4		
PROJEKTOWAŁ:	NR UPR.	PODPIS	
Mgr inż. Kamil Papierowski	MAZ/0400/PWBS/16		
OPRACOWAŁ:	NR UPR.	PODPIS	
Mgr inż. Marcin Papierowski	MAZ/0489/POOK/14		
TYTUŁ RYS.:	Zagospodarowanie terenu		NR RYS.:
SKALA:	1:500	DATA:	24Z
FORMAT:	A3	maj 2021	str.: ..
			BRANŻA: SANITARNA