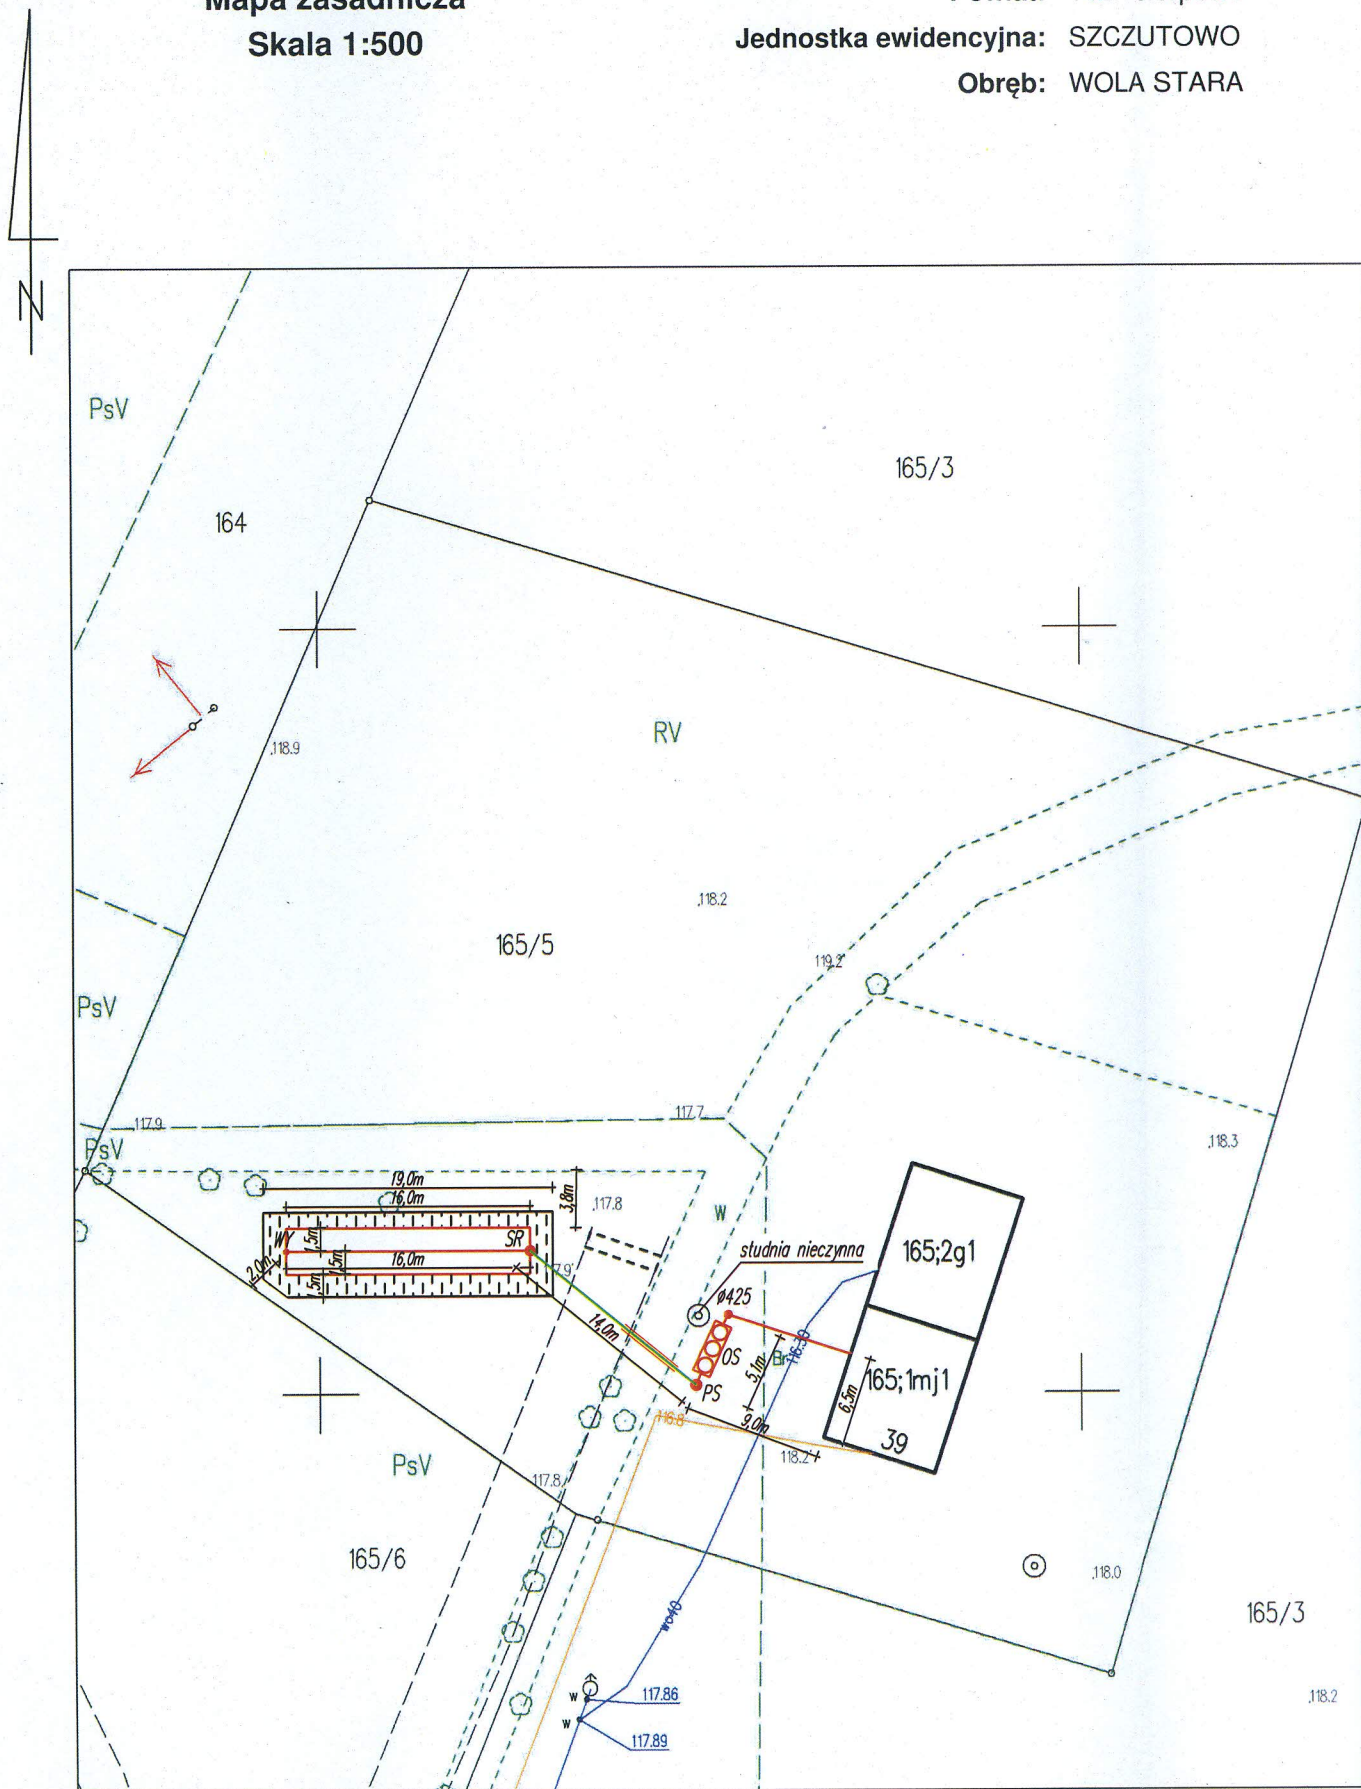


Mapa zasadnicza  
Skala 1:500







 

Województwo: 14-mazowieckie  
Powiat: 1427-sierpecki  
Jednostka ewidencyjna: SZCZUTOWO  
Obręb: WOLA STARA




**Uwagi:**

- Doprowadzić kabel zasilający oczyszczalnię oraz pompę ze wskazanego przez inwestora miejsca
- Likwidacja istniejącego bezodpływowego zbiornika na ścieki
- Na przykanaliku wyprowadzić trójnik pod wentylację wysoką Ø110

**Oznaczenia:**

-  - PRZEWÓD KAN. GRAWITACYJNY PVC 160/110
-  - PRZEWÓD KANALIZACYJNY TŁOCZNY PE 40
-  - DRENAŻ ROZSĄCZAJĄCY PCV 110
-  - BIOLOGICZNA OCZYSZCZALNIA ŚCIEKÓW
-  - STUDZIENKA ROZDZIELCZA
-  - STUDZIENKA ZAMYKAJĄCA Z WYWIEWKA
-  - STUDZIENKA REWIZYJNA Ø425
-  - PRZEPOMPOWNI ŚCIEKÓW OCZYSZCZONYCH

EDNOSTKA ROJEKTOWA:	 USŁUGI PROJEKTOWE I NADZÓR BUDOWLANY MARCIN PAPIEROWSKI 09-200 Borkowo Kościelne, ul. Sierpecka 43 tel: 607 347 776 email: marcin.papierowski@gmail.com		
EMAT:	Budowa dwudziestu pięciu przydomowych oczyszczalni ścieków na terenie Gminy Szczutowo		
INWESTOR:	Gmina Szczutowo ul. Lipowa 5a, 09-227 Szczutowo		
WYKONAWCA:	Małanowski Marcin Wola Stara 39, 09-227 Szczutowo		
ADRES LOKALIZACJA INWESTYCJI:	Wola Stara 39, 09-227 Szczutowo Dz. nr ewid. 165/5		
PROJEKTOWAŁ:	NR UPR.	PODPIS	
Mgr inż. Kamil Papierowski	MAZ/0400/PWBS/16		
PRACOWAŁ:	NR UPR.	PODPIS	
Mgr inż. Marcin Papierowski	MAZ/0489/POOK/14		
Tytuł RYS.:	Zagospodarowanie terenu		NR RYS.:
KALA:	1:500	DATA:	25Z
FORMAT:	A3	maj 2021	
		str.:	52

BRANŻA: SANITARNA