


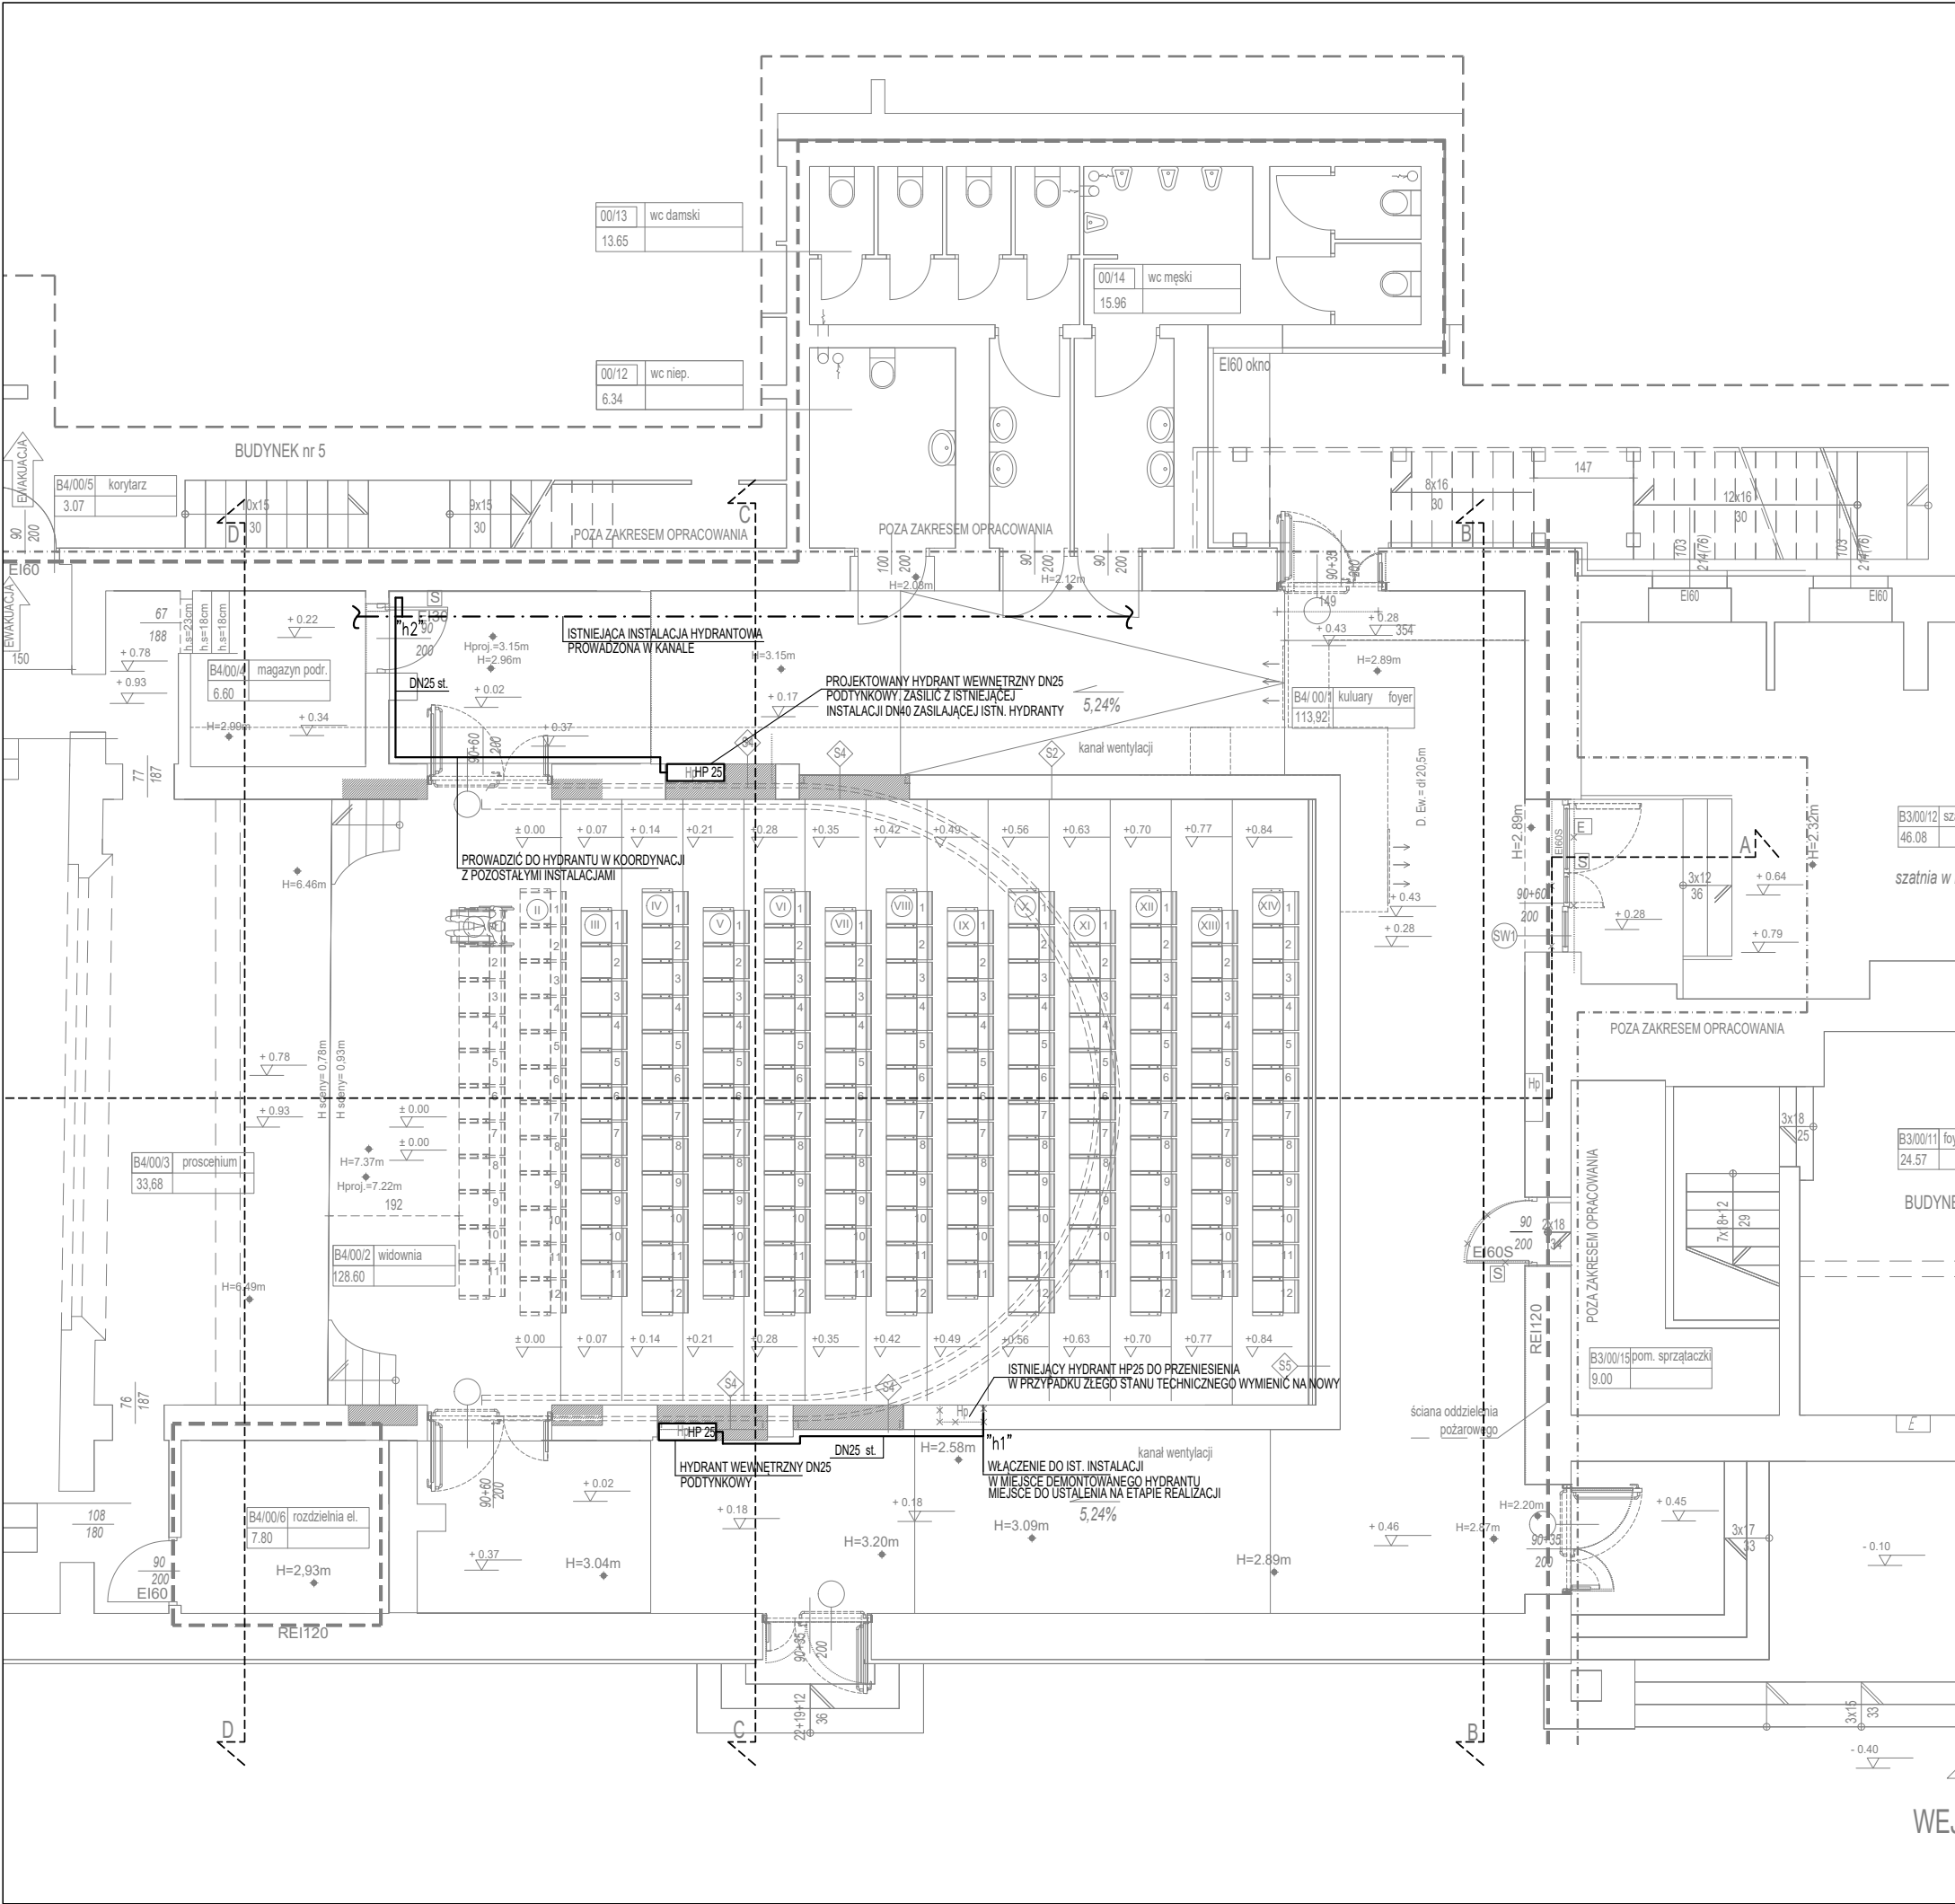

LEGENDA:

PROJEKTOWANE DOPROWADZENIE WODY DO HYDRANTÓW

ISTNIEJĄCE ZASILANIE DO HYDRANTÓW

HP 25

HYDRANT HP25

"h1"

PUNKT CHARAKTERYSTYCZNY

DN25

ŚREDNICE RUROCIĄGU Z RUR STALOWYCH

UWAGI:

1. RYSUNKI NALEŻY ROZPATRYWAĆ ŁĄCZNIE Z CZĘŚCIĄ OPISOWĄ DOKUMENTACJI ARCHITEKTONICZNEJ ORAZ Z OPRACOWANIAM BRANŻOWYMI.

2. WYMIARY NALEŻY SPRAWDZIĆ NA BUDOWIE.

3. WSZYSTKIE ROBOTY MAJĄ BYĆ WYKONANE ZGODNIE Z WYMAGANIAM OKREŚLONYMI PRZEZ PRAWO BUDOWLANE I WSZELKIE UWARUNKOWANIA PRAWNE I TECHNICZNE DOTYCZĄCE SZTUKI BUDOWLANEJ.

4. WSZELKIE ZASTOSOWANE ROZWIĄZANIA I MATERIAŁY WINNY MIEĆ WYMAGANE CERTYFIKATY I APROBATY DOPUSZCZAJĄCE DO STOSOWANIA W BUDOWNICTWIE, W TYM ITB I STRAŻY POŻARNEJ.

5. PRZEWODY I URZĄDZENIA MONTOWAĆ DO KONSTRUKCJI BUDYNKU ZA POMOCĄ ROZWIĄZAŃ SYSTEMOWYCH.

6. W PRZYPADKU UŻYCIA NAZWY PRODUKTU BĄDŹ PRODUCENTA DOPUSZCZA SIĘ ZASTOSOWANIE MATERIAŁU RÓWNOWAŻNEGO POD WZGLĘDEM PARAMETRÓW TECHNICZNYCH I FUNKCJI JAKIEJ MA SŁUŻYĆ.

TEMAT	Remont i przebudowa widowni Dużej Sceny wraz z balkonem Teatru Dramatycznego im. Jerzego Szaniawskiego zlokalizowanego przy Placu Teatralnym 1 w Wałbrzychu (działka nr 413; obr. Nr 27 Śródmieście)		
ADRES INWESTYCJI	Plac Teatralny 1 w Wałbrzychu działka nr 413; obr. Nr 27 Śródmieście		
INWESTOR	Teatr Dramatyczny im. Jerzego Szaniawskiego w Wałbrzychu , 58-300 Wałbrzych , plac Teatralny 1		
JEDNOSTKA PROJEKTOWA	INSTAL-TECH MARCIN MARZEC NIP: 864-182-66-20 ul. Nowohucka 92a, 30-728 Kraków	www.marzec-budownictwo.pl  MARZEC BUDOWNICTWO	
BRANŻA	SANITARNA		
FAZA	PROJEKT WYKONAWCZY		
PROJEKTANT	mgr inż. Weronika Pałasz-Kirsek upr. bud. w spec. instalacje sanitarne do proj. bez ograniczeń nr MAP/0432/PWOS/09		
SPRAWDZAJĄCY	mgr inż. Anna Marcińska upr. bud. w spec. instalacje sanitarne do proj. bez ograniczeń upr. Nr MAP/0297/PBS/19		
TYTUŁ RYSUNKU	INSTALACJE HYDRANTOWE - RZUT PARTERU (FRAGMENT)		
SKALA: 1:100	DATA: 05.2020r	NR RYSUNKU: PW.S.HY-1	STRONA: