


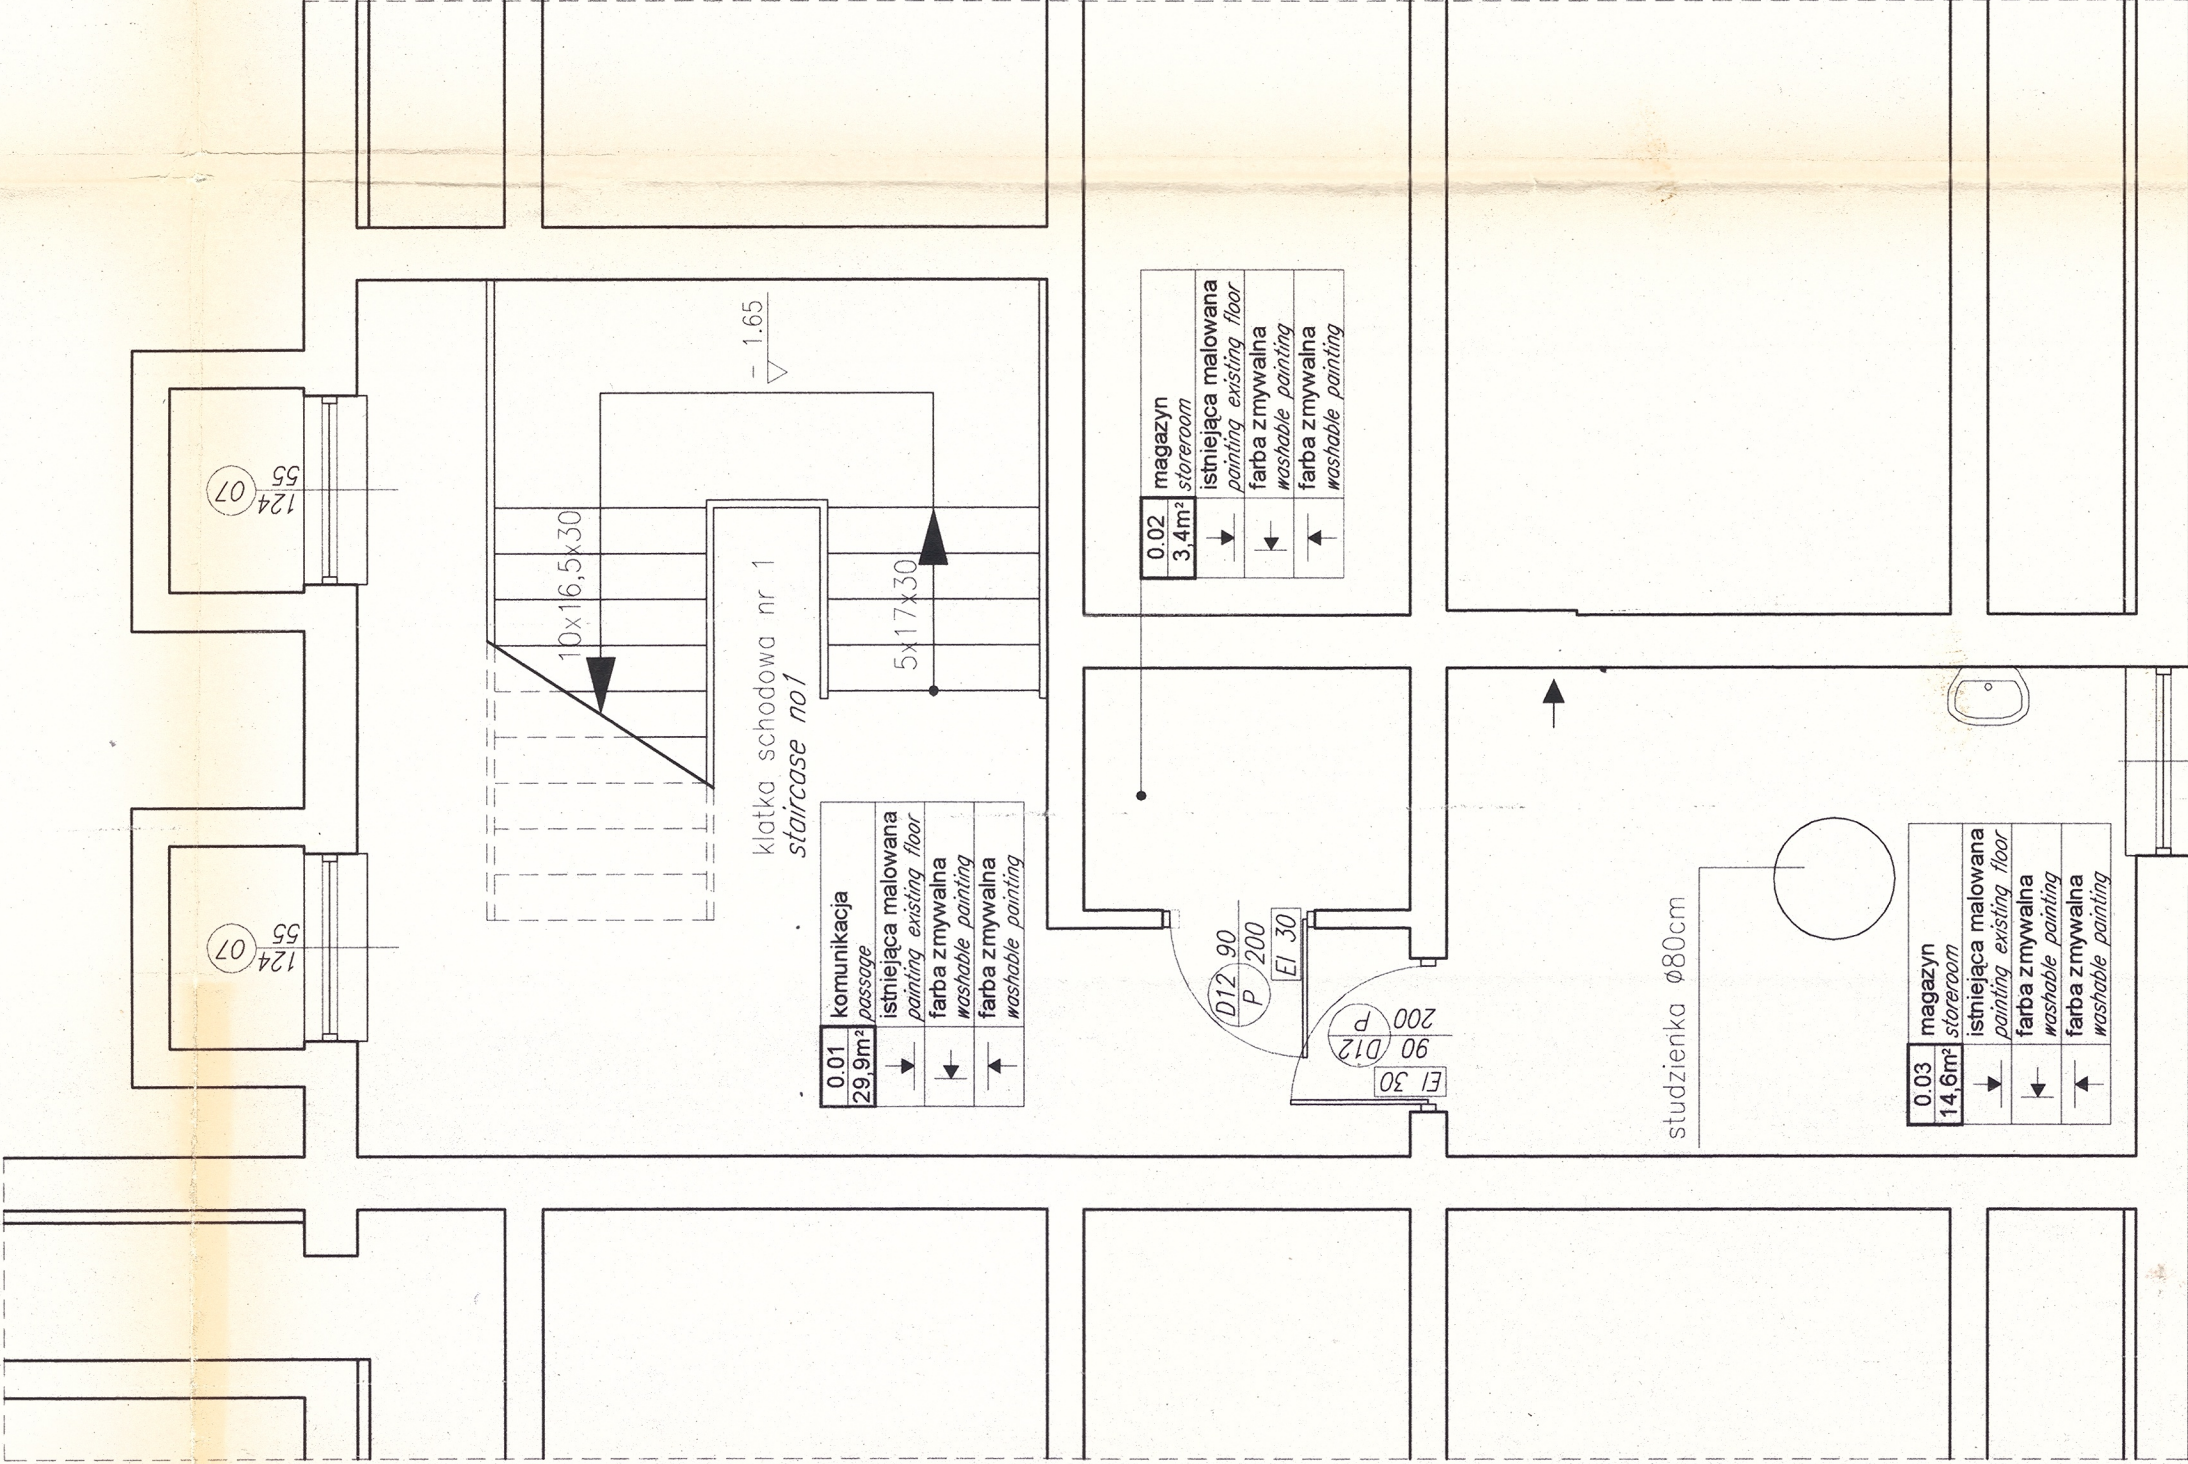

ZAKRES ROBÓT OBJĘTYCH PROJEKTOWANIEM

- INSTALACJA WOD. - KAN.
- INSTALACJA C.O.
- INSTALACJA ELEKTRYCZNA
- INSTALACJA SYGNALIZACJI PPOŻ.
- WYMIANA POKRYCIA DACHOWEGO + IZOLACJA
- RYNNY I RURY SPUSTOWE
- OCIEPLENIE ELEWACJI
- PODJAZD DLA NIEPEŁNOSPRAWNYCH
- WYMIANA STOLARKI OKIENNEJ I DRZWIOWEJ
- DODATKOWE KLATKI SCHODOWE
- DODATKOWE WYJŚCIA Z PARTERU
- ROBOTY ŚLUSARSKIE

SCOPE OF WORKS

- WATER SUPPLY AND SEWERAGE SYSTEM
- CENTRAL HEATING SYSTEM
- ELECTRICAL SYSTEM
- FIRE PROTECTION SYSTEM (ALARM)
- ROOFING & INSULATION RENEWAL
- GUTTERS & DOWNPIPES
- THERMAL INSULATION OF THE FACADE
- ACCES RAMP FOR HANDICAPED
- WOODWORK (DOORS & WINDOWS) REPLACEMENT
- ADDITIONAL STAIRCASES
- ADDITIONAL EMERGENCY EXITS.
- FITTING WORKS

Urząd do Spraw Repatriacji
i Cudzoziemców

Ul. Koszykowa 16
00-564 Warszawa

INWESTOR
Investor

Ośrodek dla uchodźców
w Lininie

Tytuł projektu
Project Title

mgr inż. arch. Adam Walczak
mgr inż. arch. Konrad Rubaszkievicz
tech. bud. Paweł Wozniak
MA/KK/067/02
NR UPRAWNIEN
Licence Number
ST-333/86

mgr inż. arch. Antoni Kozieleski
IMiE I NAZWISKO
Names
NR UPRAWNIEN
Licence Number
ST-333/86

mgr inż. arch. Antoni Kozieleski
IMiE I NAZWISKO
Names
NR UPRAWNIEN
Licence Number
ST-333/86

ART GROUP
PROJEKTOWANIE I OBSŁUGA INWESTYCJI
KOZIELSKI WALCZAK ARCHITEKCI
02-828 Warszawa
ul. Rysy 2
tel. (0 22) 644.81.50
fax (0 22) 644.03.13

PROJEKT BUDOWLANY
BUILDING PERMIT DESIGN
BRANŻA
Discipline
ARCHITEKTURA
ARCHITECTURE

Budynek hotelowy nr30
rzut piwnicy

Building No 30 (Hotel)
Basement

DATA Date	12-09-2003	SKALA Scale	1:50
SYGNATURA Signature	FAZA Purpose	NUMER RYSUNKU DRAWING NO.	REWIZJA Revision
L/02	P.B.	A-002	A