

ROZBUDOWA ISTNIEJĄCEJ OCZYSZCZALNI ŚCIEKÓW
W NADARZYNIE – DĘBAKU

PLAN SYTUACYJNY
SKALA 1:500

ZESTAWIENIE OBIEKTÓW ROZBUDOWYWANEJ OCZYSZCZALNI

L.p	Nazwa elementu zagospodarowania terenu	Uwagi
1	Studnia z zasuwą odcinającą	obiekt istniejący
2	Przepompownia ścieków surowych	obiekt istniejący
3	Pomieszczenie siła bębnowego	obiekt projektowany
4	Zbiornik retencyjny buforowy	obiekt projektowany
5	Reaktory biologiczne	obiekt projektowany
6	Komora zasuw	obiekt projektowany
7	Studnia czerpna ścieków oczyszczonych	obiekt istniejący
8	Przepompownia ścieków oczyszczonych	obiekt istniejący
9	Budynek odwadniania osadu ze zbiornikiem osadu nadmiernego	obiekt adaptowany
10	Wiata składowa odwodnionego osadu	obiekt adaptowany
11	Pomieszczenie sterowni	obiekt adaptowany
12	Wiata nad przepompownią ścieków	obiekt istniejący


OZNACZENIA

- Rurociąg tłoczny ścieków surowych PE Dn90
- Kanał ścieków oczyszczonych do istniejącej przepompowni Dn160
- Rurociągi tłoczne osadu PE 2xDn63
- Projektowana kanalizacja PVC Dn160

REWIZJA Revision	TREŚĆ MODYFIKACJI Reason for issue		DATA Date
Investor Investor	Urząd do Spraw Repatriacji i Cudzoziemców ul. Koszykowa 16 00-564 Warszawa		
Obiekt Object	Ośrodek dla uchodźców w Nadarzynie-Dębaku		
Tytuł projektu Project Title	Projekt rozbudowy oczyszczalni ścieków		
ARCH. PROJEKTOWA Project arch	ART GROUP PROJEKTOWANIE I OBSŁUGA INWESTYCJI KOZIELSKI WALCZAK ARCHITEKCI 02-828 Warszawa ul. Rysy 2 tel. (0.22) 644.81.50 fax (0.22) 644.03.13		
Projektował Designer	mgr inż. Marcin Świątek RP-530/91 mgr inż. Paweł Jankowski St-135/89	— —	
SPRAWDZIŁ Verified by	mgr inż. Jan Borewicz 359/2000	—	
PROJEKTANCI Designers	IMIE I NAZWISKO Names	NR UPRAWNIEŃ Licence Number	PODPIS Signature
 Biuro Projektowe Sp. z o.o. KRAKÓW, UL. TUCHOWSKA 6B/6 TEL.: (012) 654 04 01 biuro@inventim.pl			
FAZA Purpose	PROJEKT BUDOWLANY		
BRANŻA Discipline	OCZYSZCZALNIA ŚCIEKÓW		
TREŚĆ RYSUNKU Drawing Title	PLAN SYTUACYJNY		
DATA Date	2003.08.09	SKALA Scale	1:500
SYGNATURA Signature	FAZA Purpose	RYSEK nr Drawing No	REWIZJA Revision
D/16 Lot 2	PB	OS-428-1	—

Przedsiębiorstwo Usługowo-Handlowe Techniki Instalacyjnej KALMET K.W.
ul. Przy Bażantarni 2/2, 02-793 Warszawa
tel. 504 004 639, 501 199 820
e-mail: kalmet1@n-s.pl www: www.kalmet.waw.pl



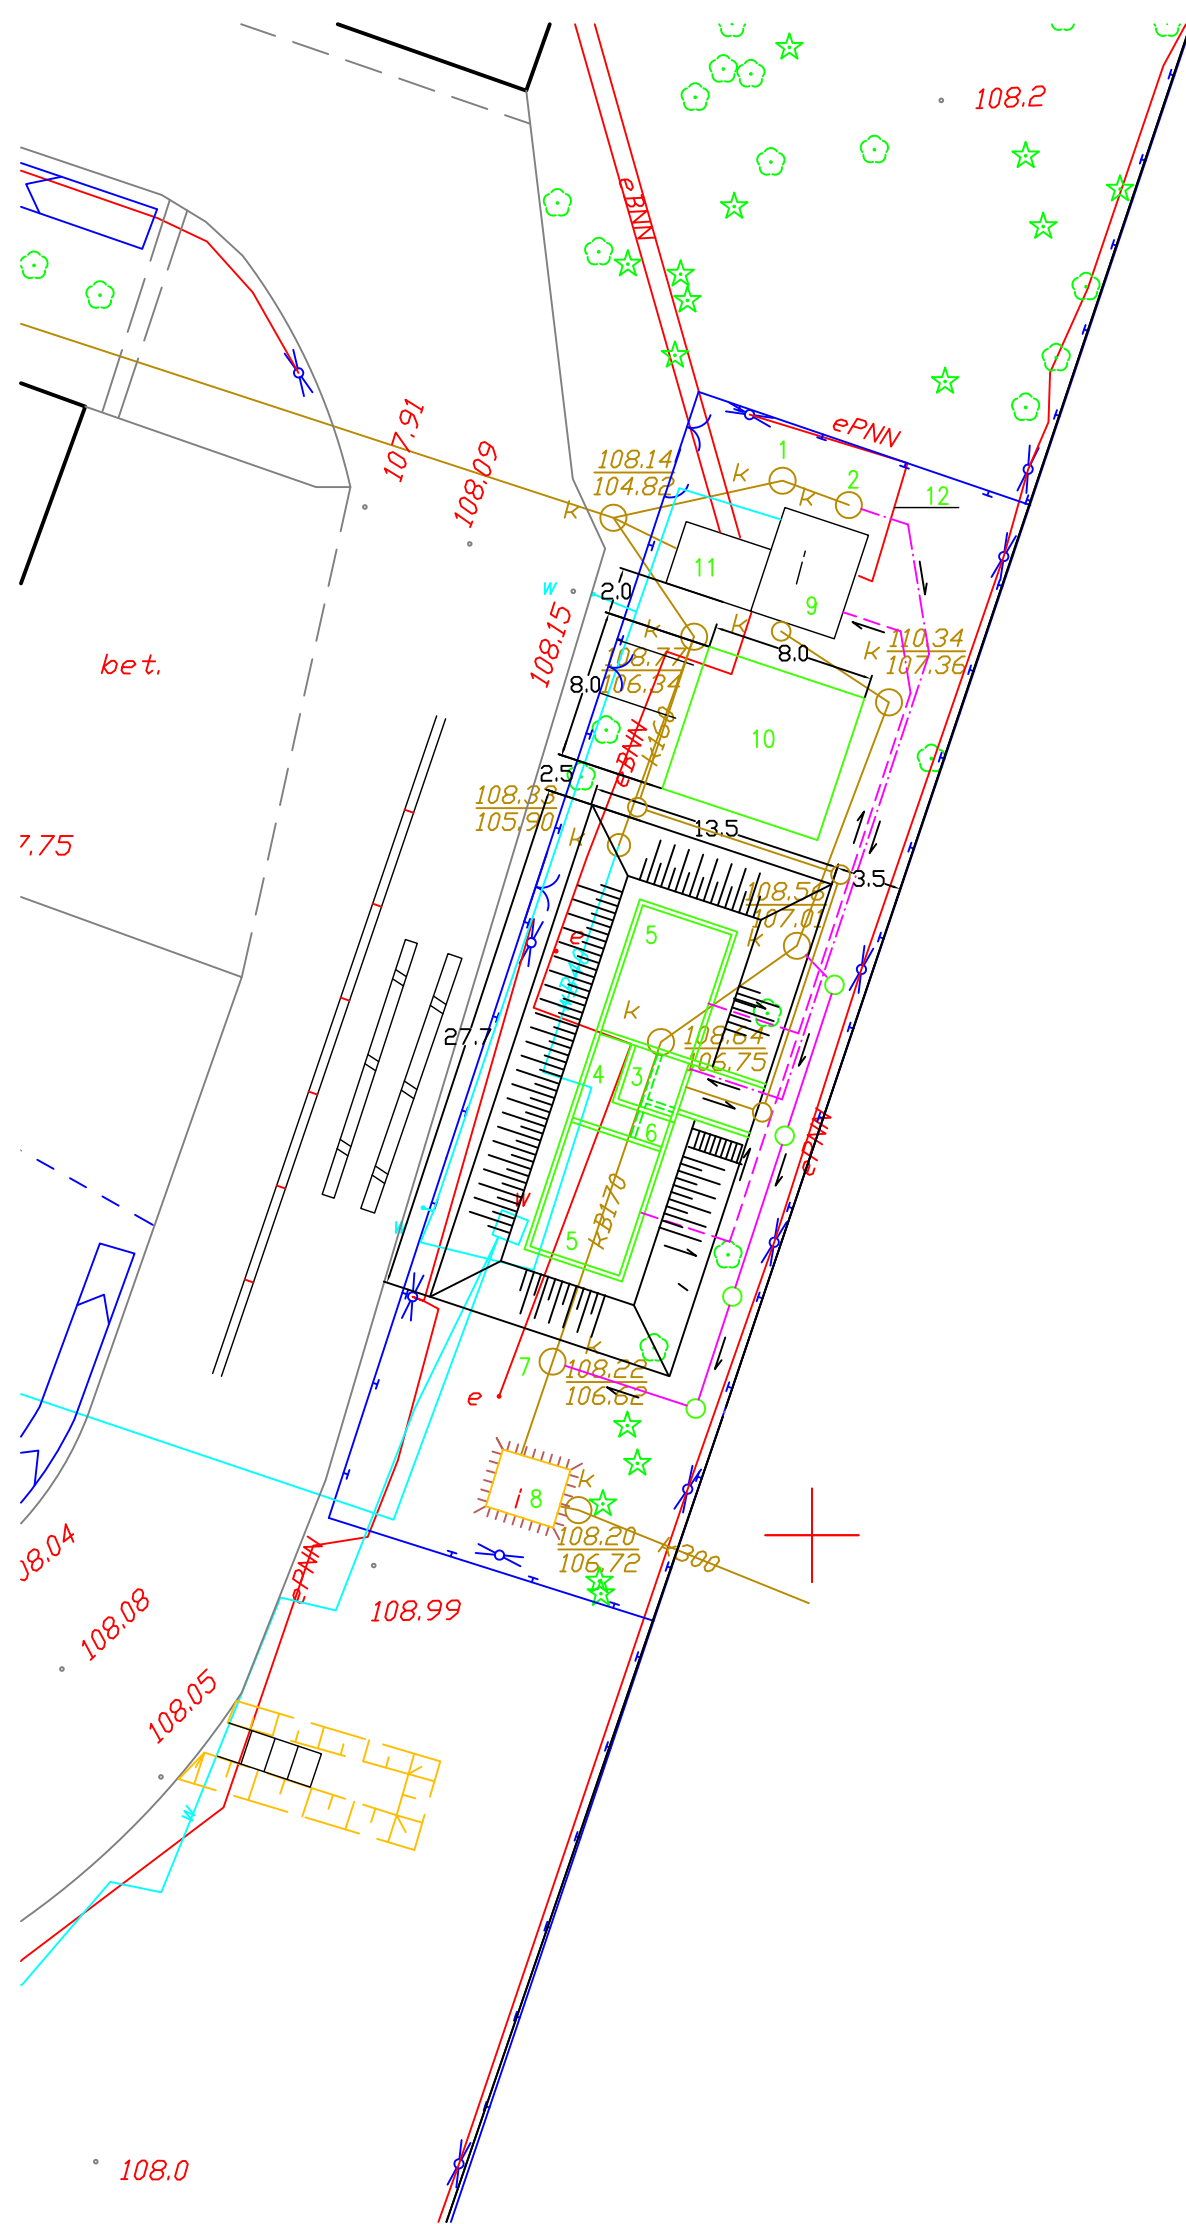

ZESTAWIENIE OBIEKTÓW ROZBUDOWYWANEJ OCZYSZCZALNI

L.p	Nazwa elementu zagospodarowania terenu	Uwagi
1	Studnia z zasuwą odcinającą	obiekt istniejący
2	Przepompownia ścieków surowych	obiekt istniejący
3	Pomieszczenie siła bębnowego	obiekt projektowany
4	Zbiornik retencyjny buforowy	obiekt projektowany
5	Reaktory biologiczne	obiekt projektowany
6	Komora zasuw	obiekt projektowany
7	Studnia czerpna ścieków oczyszczonych	obiekt istniejący
8	Przepompownia ścieków oczyszczonych	obiekt istniejący
9	Budynek odwadniania osadu ze zbiornikiem osadu nadmiernego	obiekt adaptowany
10	Wiatra składowa odwodnionego osadu	obiekt adaptowany
11	Pomieszczenie sterowni	obiekt adaptowany
12	Wiatra nad przepompownią ścieków	obiekt istniejący

OZNACZENIA

- Rurociąg tłoczny ścieków surowych PE Dn90
- Kanał ścieków oczyszczonych do istniejącej przepompowni Dn160
- Rurociągi tłoczne osadu PE 2xDn63
- Projektowana kanalizacja PVC Dn160

